



PLANTA ALTA  
Esc.: 1/50

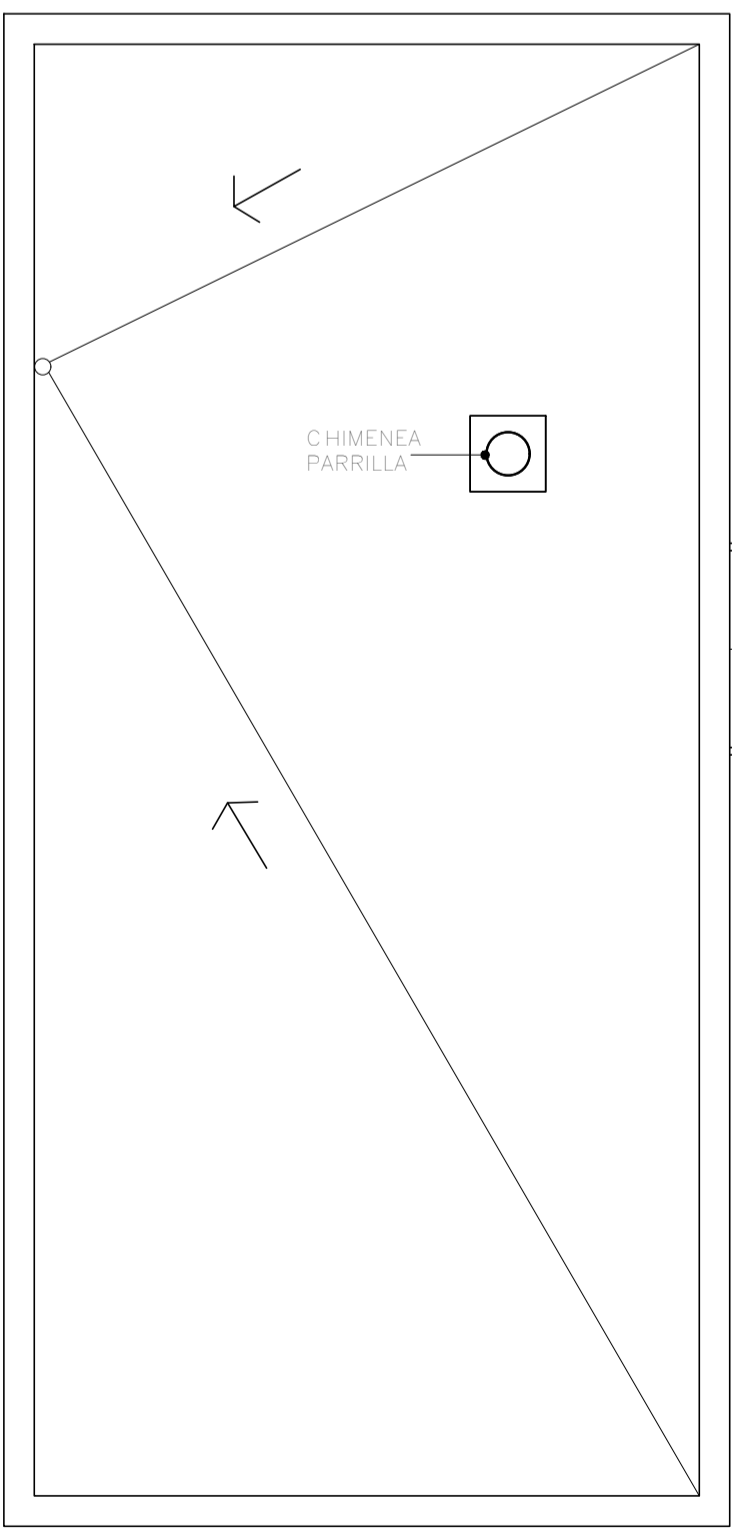

PLANTA DE TECHOS  
Esc.: 1/50

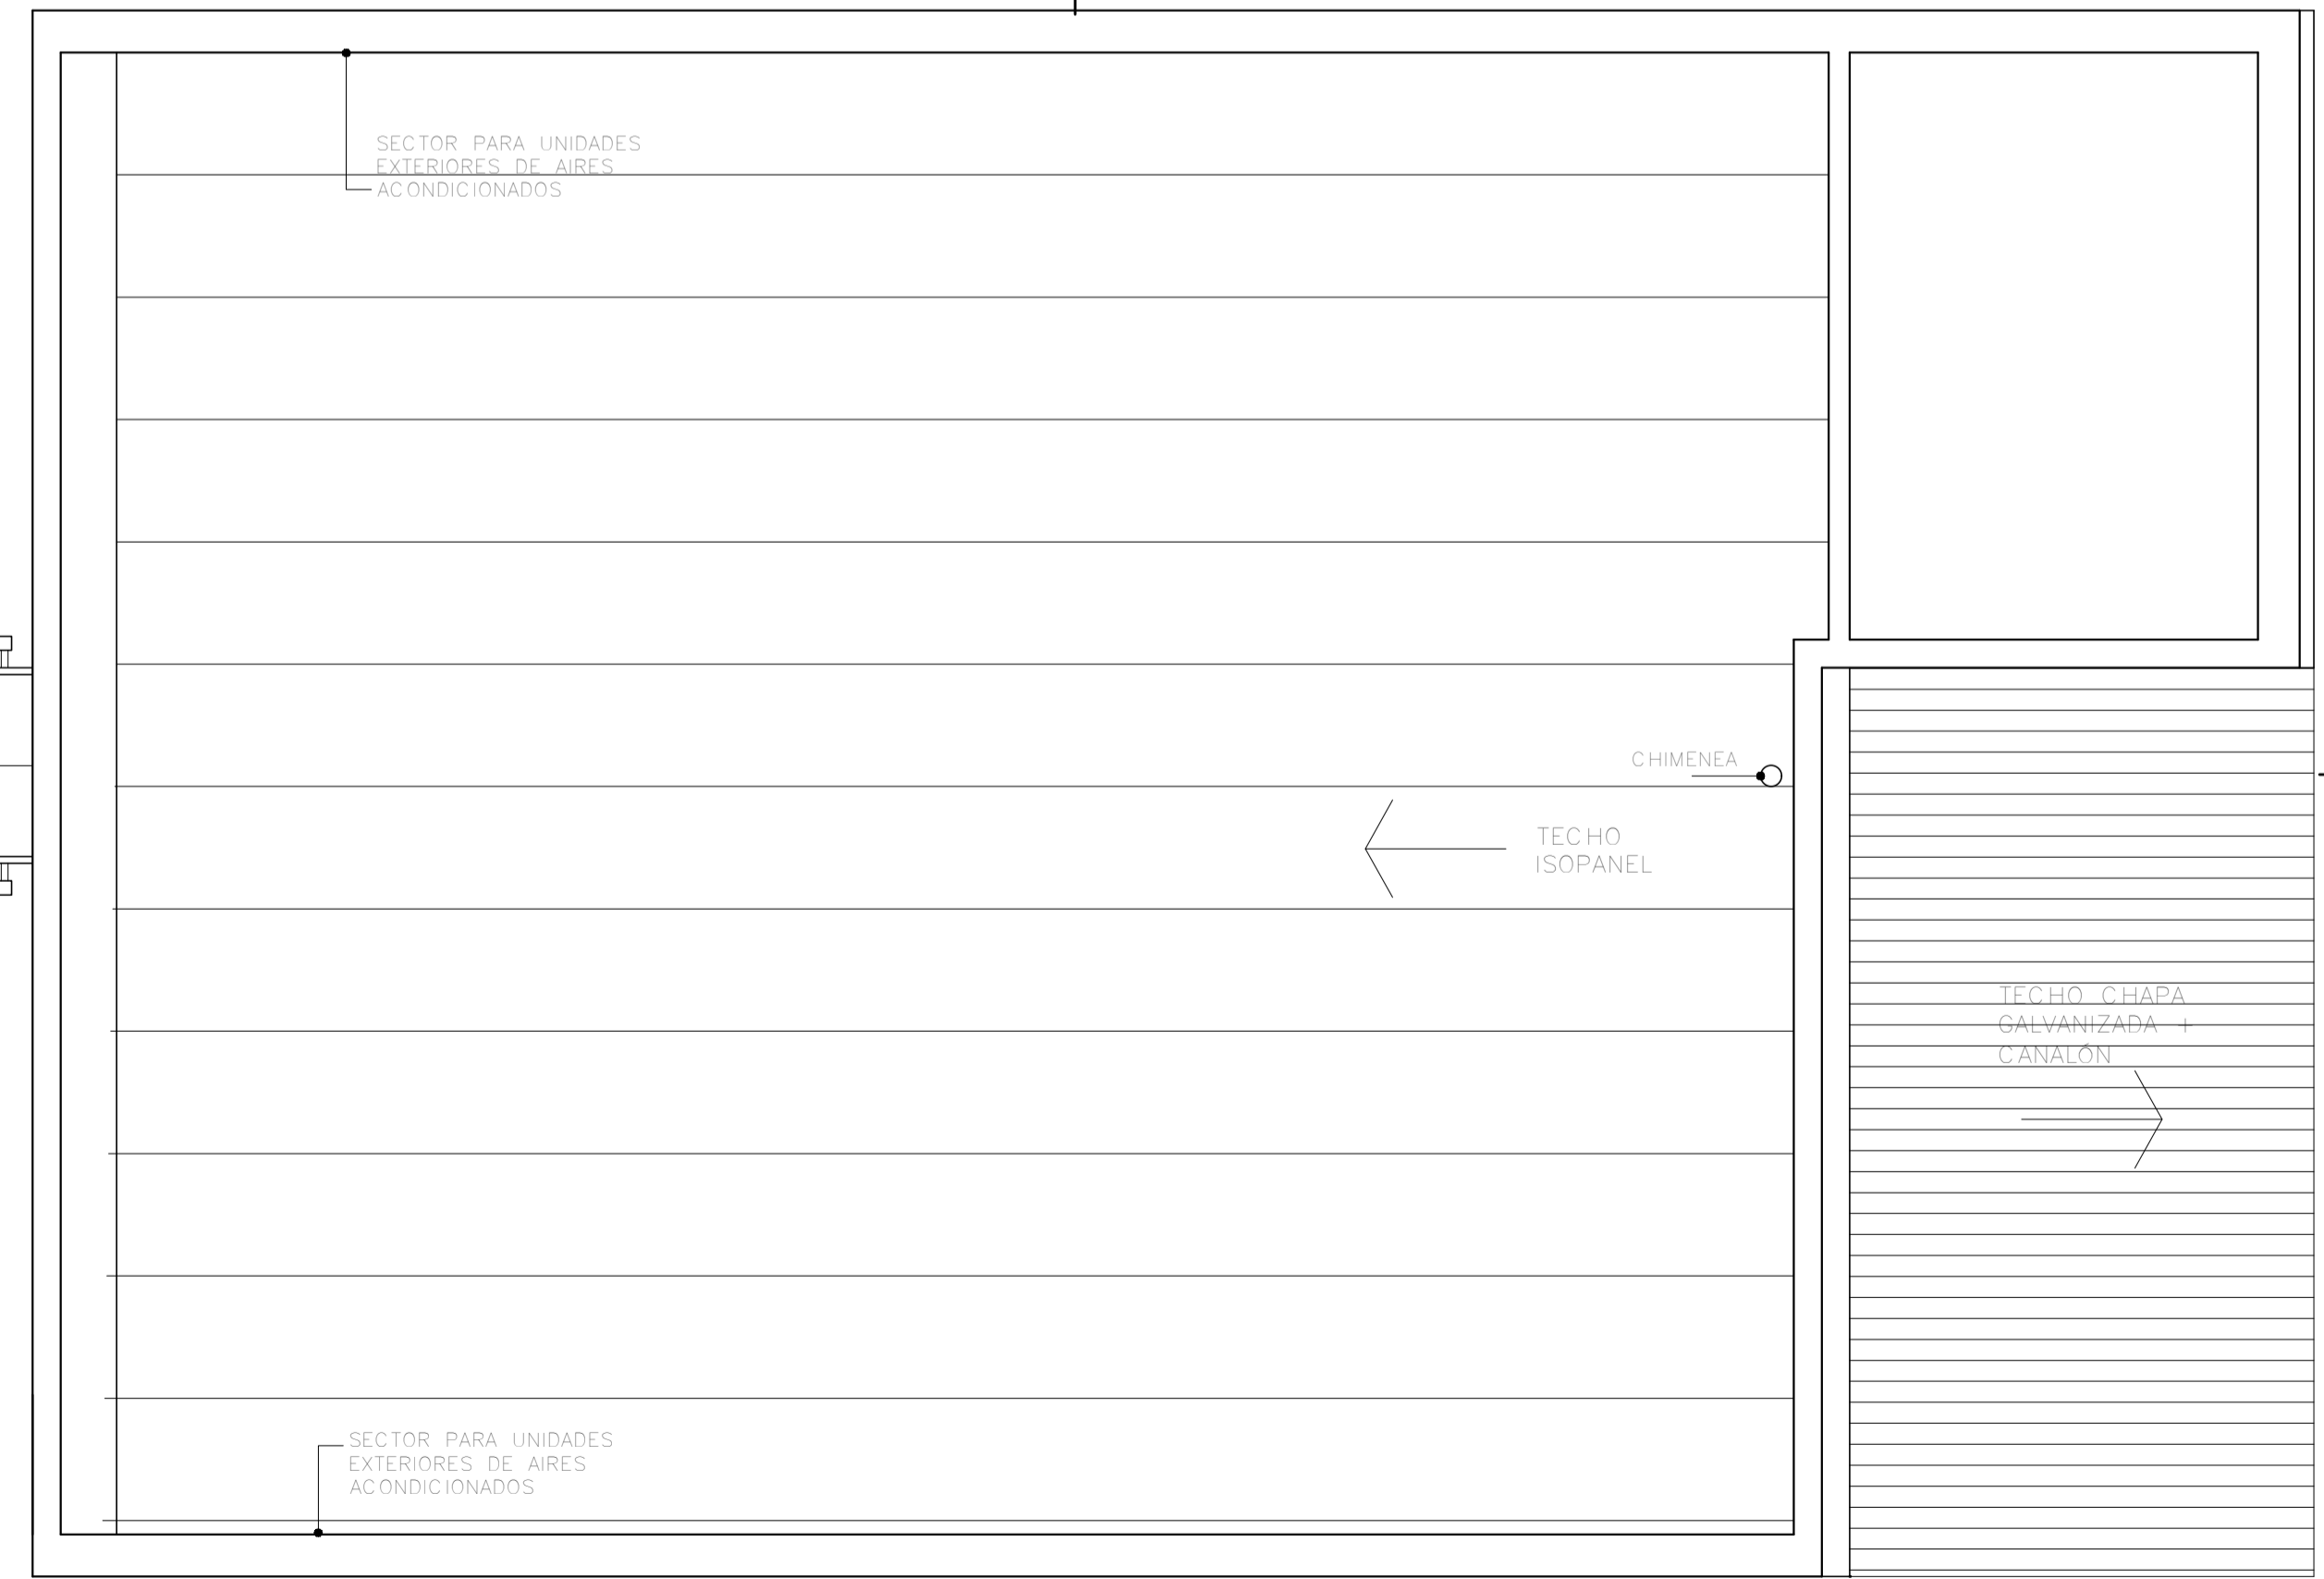

	<b>I. N. A. U.</b> Departamento de Arquitectura		ARQUITECTO: A. YIM I. J. P. LESCANO	TEC. SANITARIO: HECTOR AGUIRRE	LAMINA N°:	
			AYTE. ARG.: K. LASSO	TEC. ELECTRICISTA: ARIEL BURMIDAD	<b>2</b>	
	SERVICIO: HOGAR LEZICA DEPARTAMENTO DE MONTEVIDEO		PLANO DE: PLANTAS	ARCHIVO:	ESCALA: 1/50	FECHA: MAR-2017
	DIRECCION: AV. LEZICA Y YEGROS		OBSERVACIONES: SUTITUYE AL GRÁFICO DE MARZO 2016 MODALIDAD PRECIO - PROYECTO SISTEMA "LLAVE EN MANO"			