


Planta subsuelo  
Escala 1/75  
- AACC

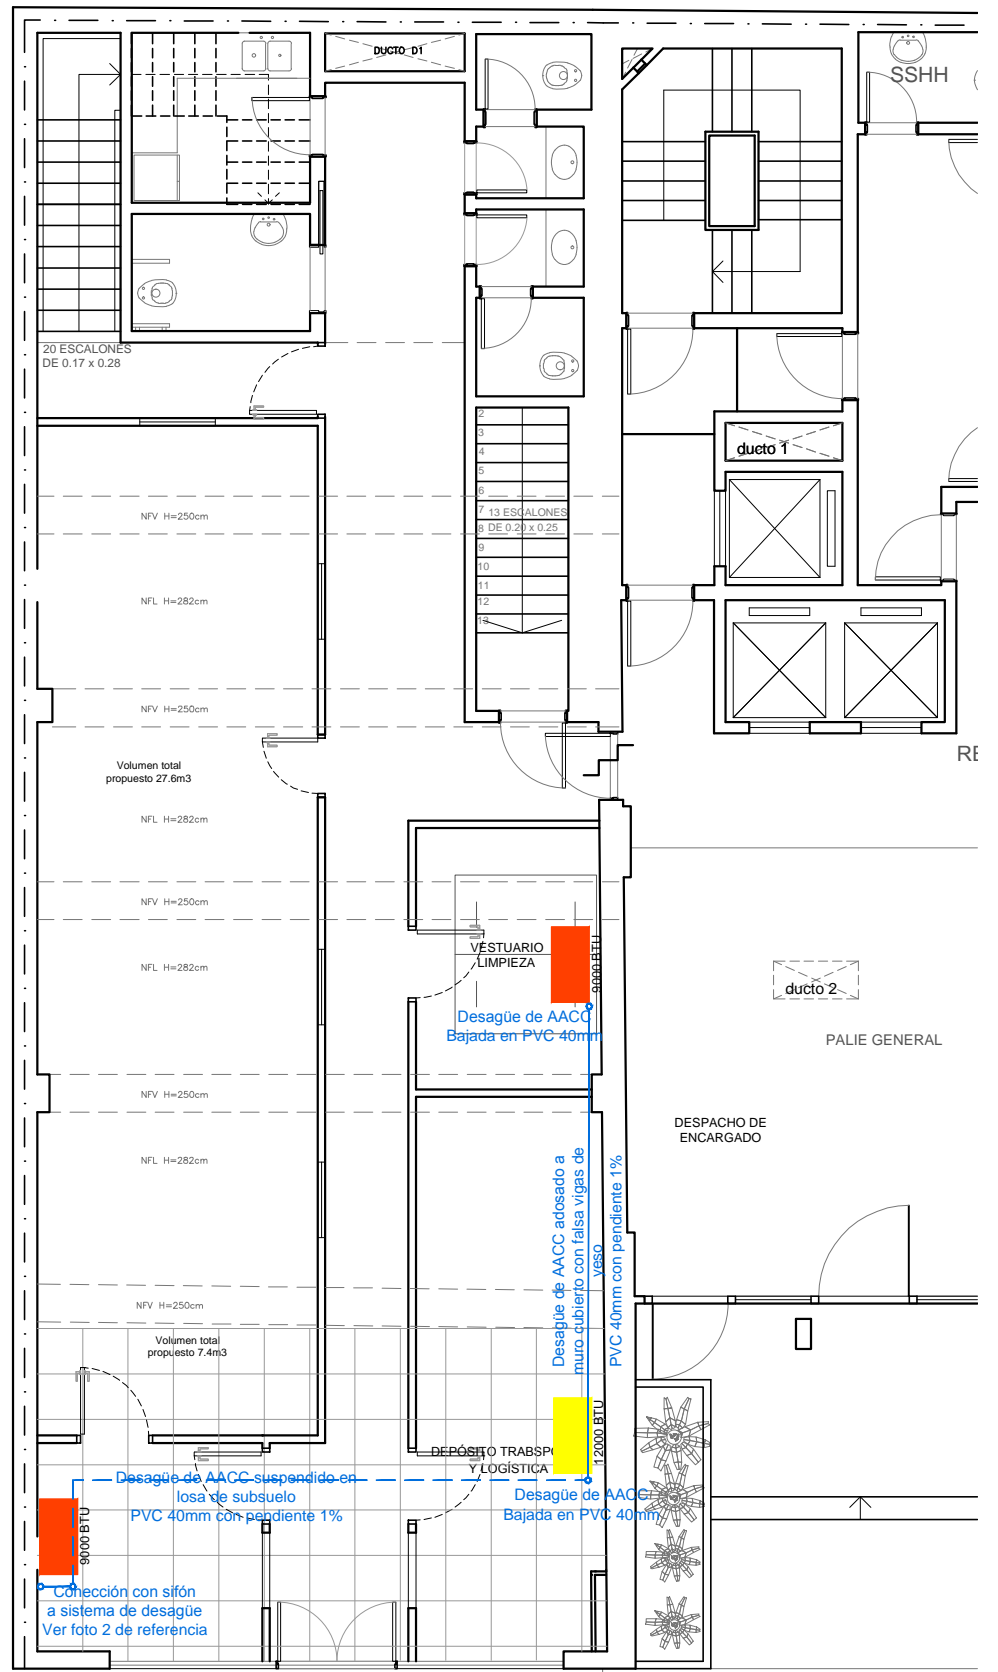

Planta baja  
Escala 1/75  
- AACC

Fotos de referencia:



Foto 4 .  
Sistema de desagüe actual del edificio donde se conectará mediante sifón el desagüe de los equipos de AACC de planta baja.



Foto 5 .  
Espacio en subsuelo donde se alojan los tanques de agua del edificio. Suspendido de la losa se instalará el ducto de desagüe de AACC de planta baja.



Foto 6 .  
Terraza en primer nivel donde se dispondrán las condensadoras de los equipos de AACC.

Nota:  
Gráficos a modo de anteproyecto las medidas y distancias deberán ser confirmadas y rectificadas por el oferente in situ.

		DIRECCIÓN GENERAL DE CASINOS DEL ESTADO - DIVISION ARQUITECTURA	
<b>OFICINA CENTRAL CASINOS DEL ESTADO</b>			
DESTINO:	PLANILLAS DE ABERTURAS - AACC		
UBICACION:	SORIANO 822 ESQUINA FLORIDA		
PLANO:	AACC - PLANTA SUBSUELO / BAJA	LAMINA:	
ESCALA:	1/75	FECHA:	01-12-17
		AREA:	147m2
TECNICO:	Arq. Lucas Schevzov	HOJA:	06
			<b>L06</b>