










**MINISTERIO DE GANADERÍA
AGRICULTURA Y PESCA**
REPÚBLICA ORIENTAL DEL URUGUAY

REFERENCIAS

-  Caja exterior de 6 módulos con tomacorrientes indicados
-  Tomacorriente schucko
-  Tomacorriente 3 en línea
-  Puesta para datos RJ45
-  Puesta para telefonía RJ11
-  Tablero existente

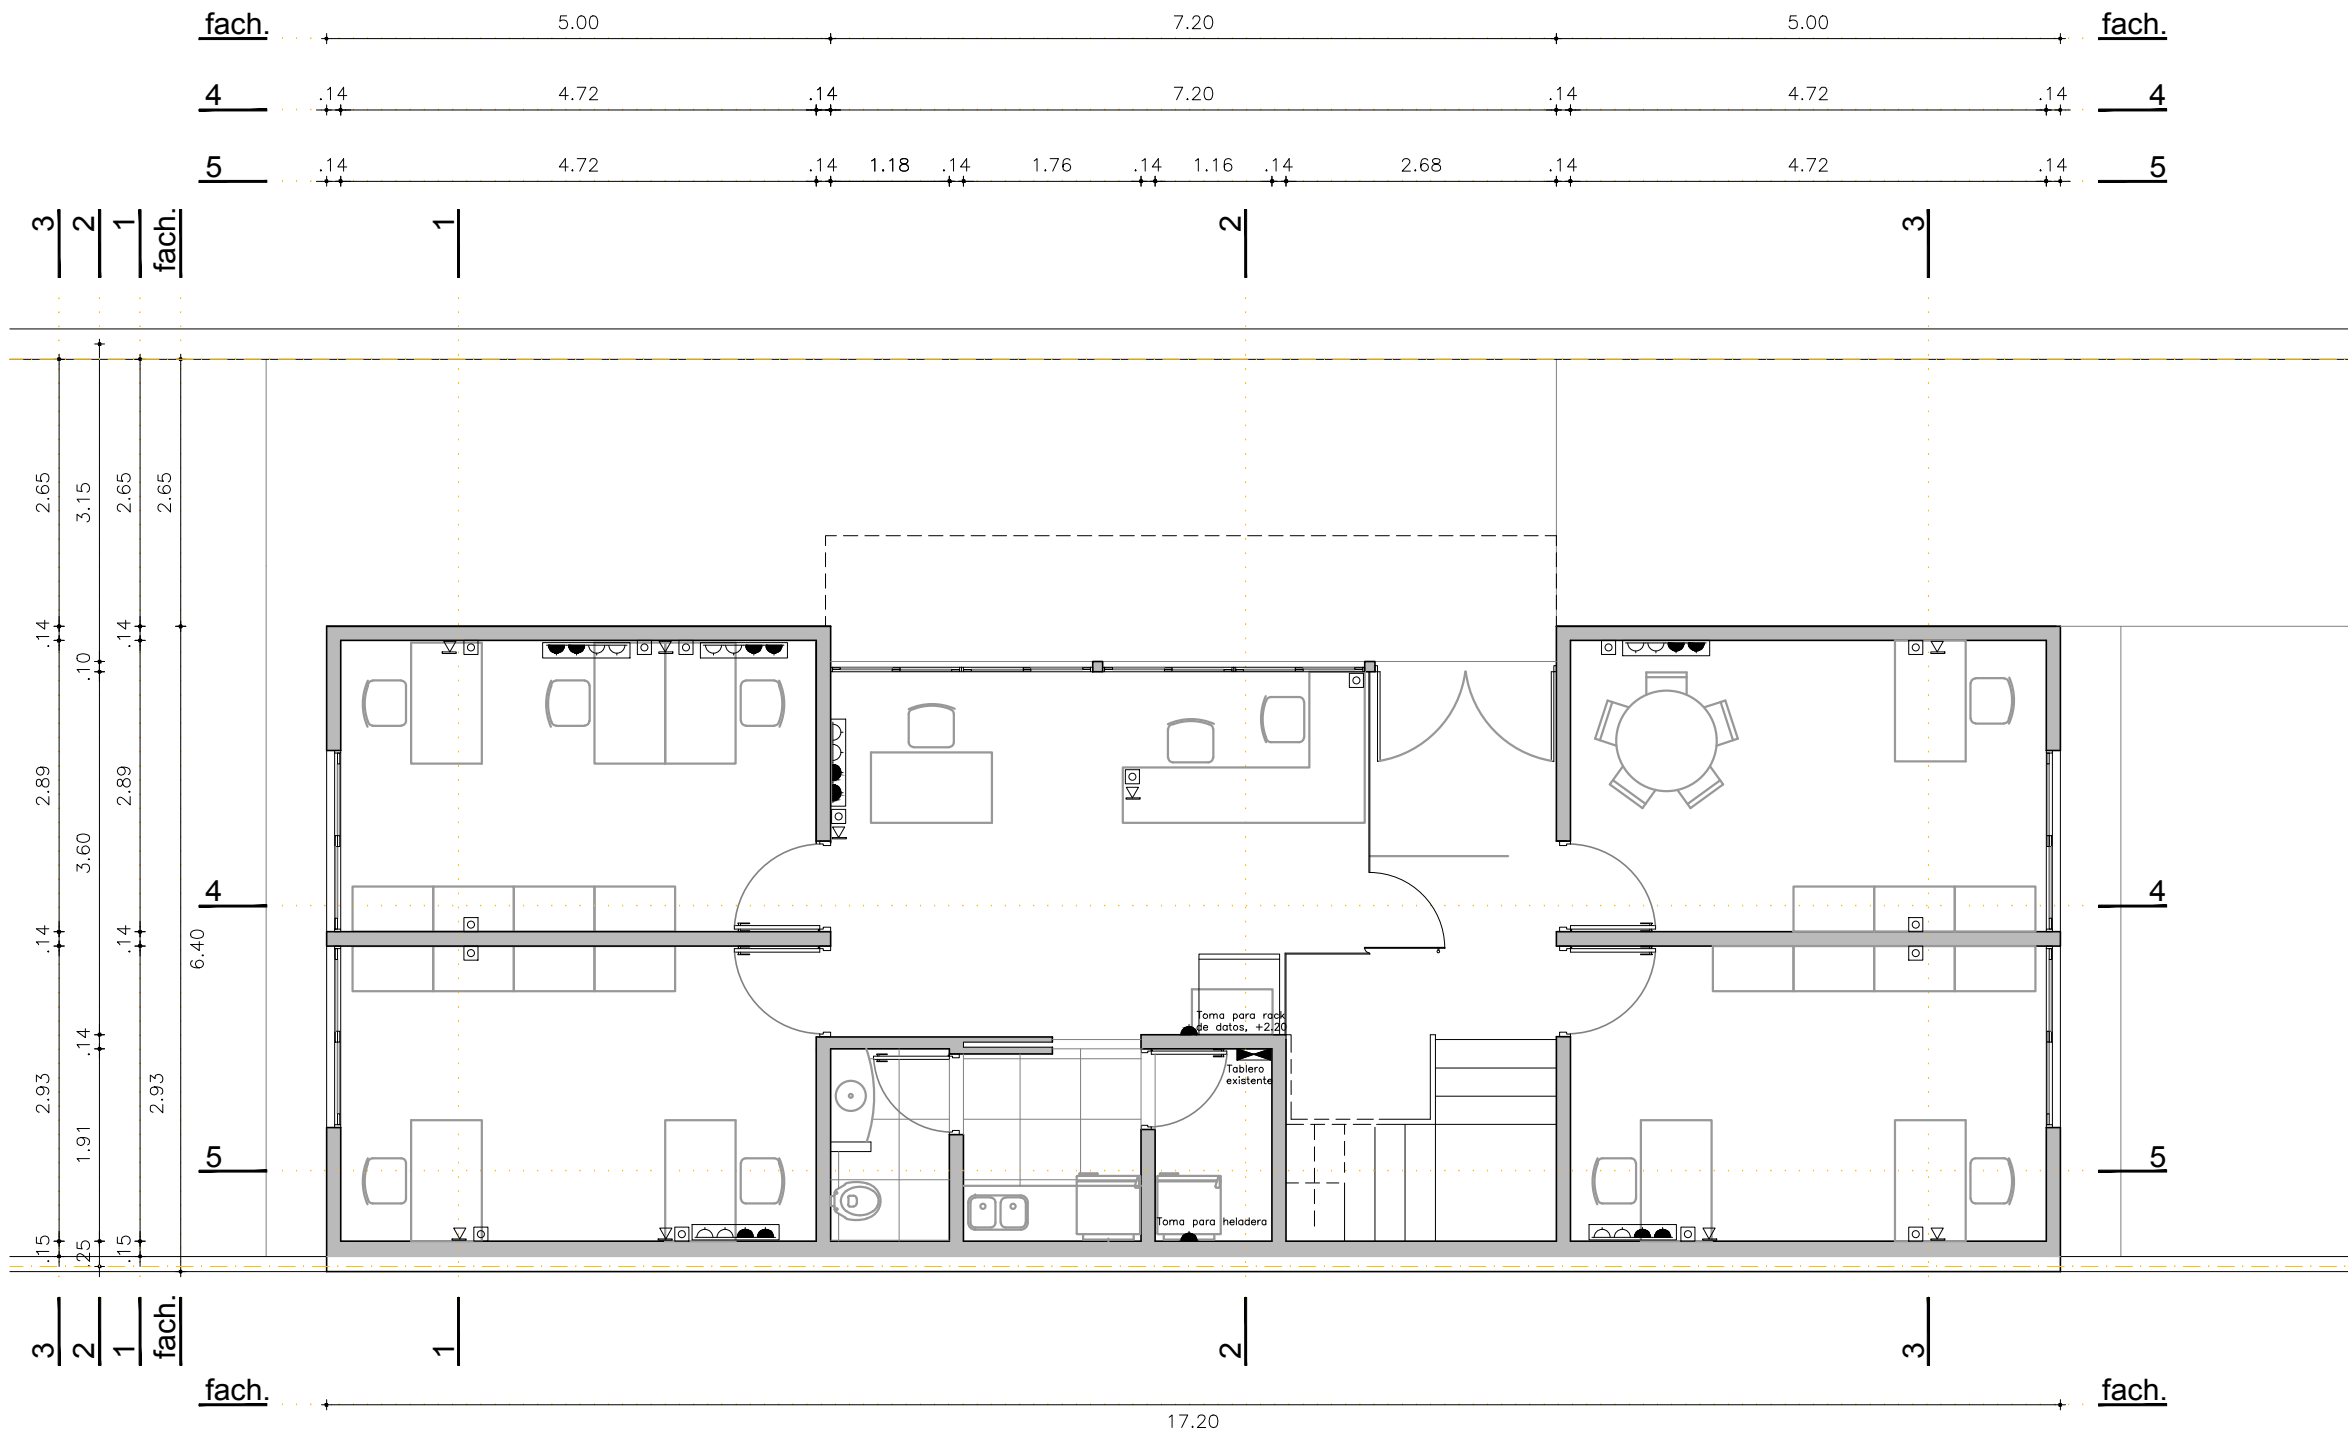

PLANTA BAJA

OBRA: **SEDE DEPARTAMENTAL FLORES**

PLANO: PUESTAS NUEVAS (ELÉCTRICA, DATOS, TELEFONÍA)

LOCALIZACION: Carlos María Ramírez 526, Trinidad, Flores

FECHA: 08/11/2017 EQUIPO TECNICO: Natania Sosa Días

ESCALA: 1:75 ENCARGADA UNIDAD: Arq. Viviana Cal