


DIM X4 0,3 7,57 4,04 0,15 1 0,19,2 22,08 0,3
 DIM X3 0,3 0,84 0,1 8,88 0,05 7,39 0,18 7,9 0,1 1,7 0,64 3,85 4,05 0,3
 DIM X2 0,3 2,12 0,15 2,39 0,15 6,12 0,09 0,52 2,83 0,350,17 4,9 10,19 1,7 0,64 3,85 5,74 4,05 0,07
 DIM X1 5,11 6,38 25,04 1,8

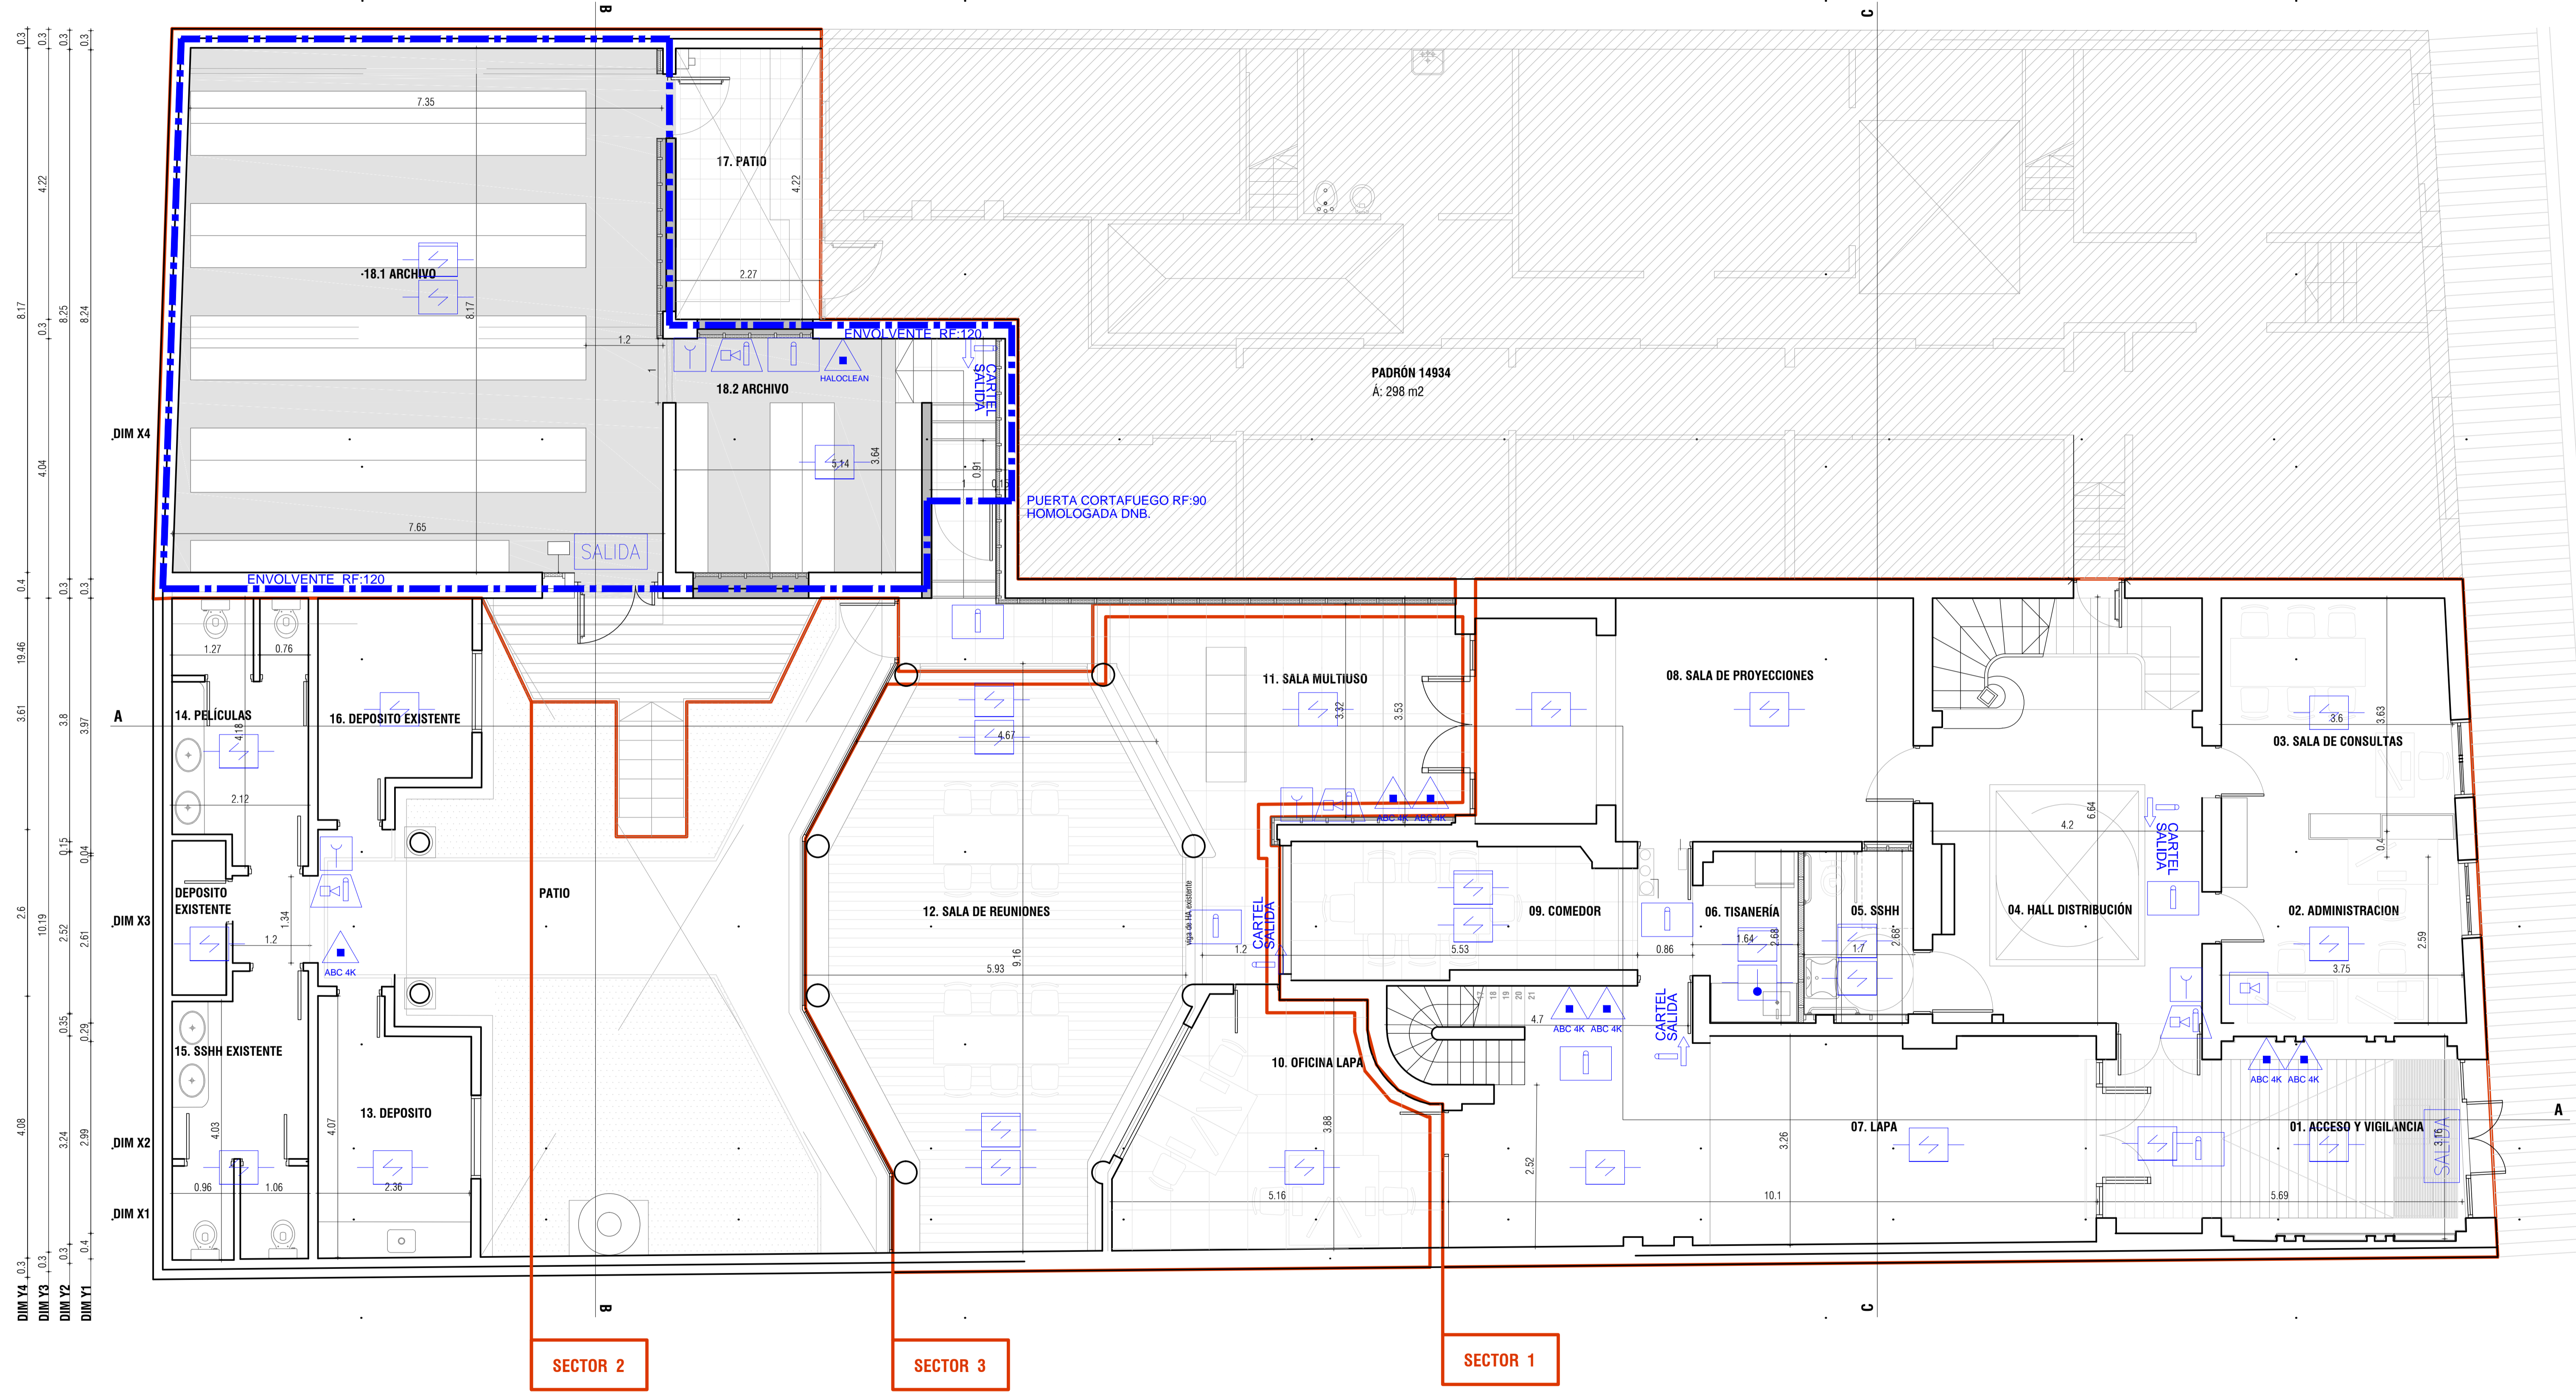

REFERENCIAS DE PROTECCIÓN CONTRA INCENDIO

- Detector de humo direccional
- Detector de humo direccional Sobre cielorraso
- Detector de calor direccional
- Central de incendio
- Pulsador manual
- Alarma visual acústica sirena
- Iluminación de emergencia
- SALIDA Salida de emergencia
- Extintor ABC capacidad 4K
- Extintor BC capacidad 3.5K
- Extintor HALOCLEAN

UNIVERSIDAD DE LA REPUBLICA DIRECCION GENERAL DE ARQUITECTURA		101
DIRECTOR: ARO. JUAN PEDRO URRIZOLA PROYECTO: ARO. CAROLINA LECUNA ASESORADO: ARO. DANIEL CALZADA ASESORADO: ARO. NICOLAS MOREIRA	OBJETO: ARCHIVO GENERAL DE LA UDELAR DESCRIPCION: EMILIO FRUGONI 1427 REFORMA Y REHABILITACION EDIFICIO FASE A PLANTA BAJA PROTECCION CONTRA INCENDIO	ESCALA: 1/50 FECHA: JULIO 2018
REVISION 0 VERSION INICIAL REVISION 1 DESCRIPCION REVISION 2 FECHA	A. CROZA - F. DELGADO G. MATTEO - A. PEREZ - L. RIZZI	