



PLANTA BAJA
ESC. 1:100

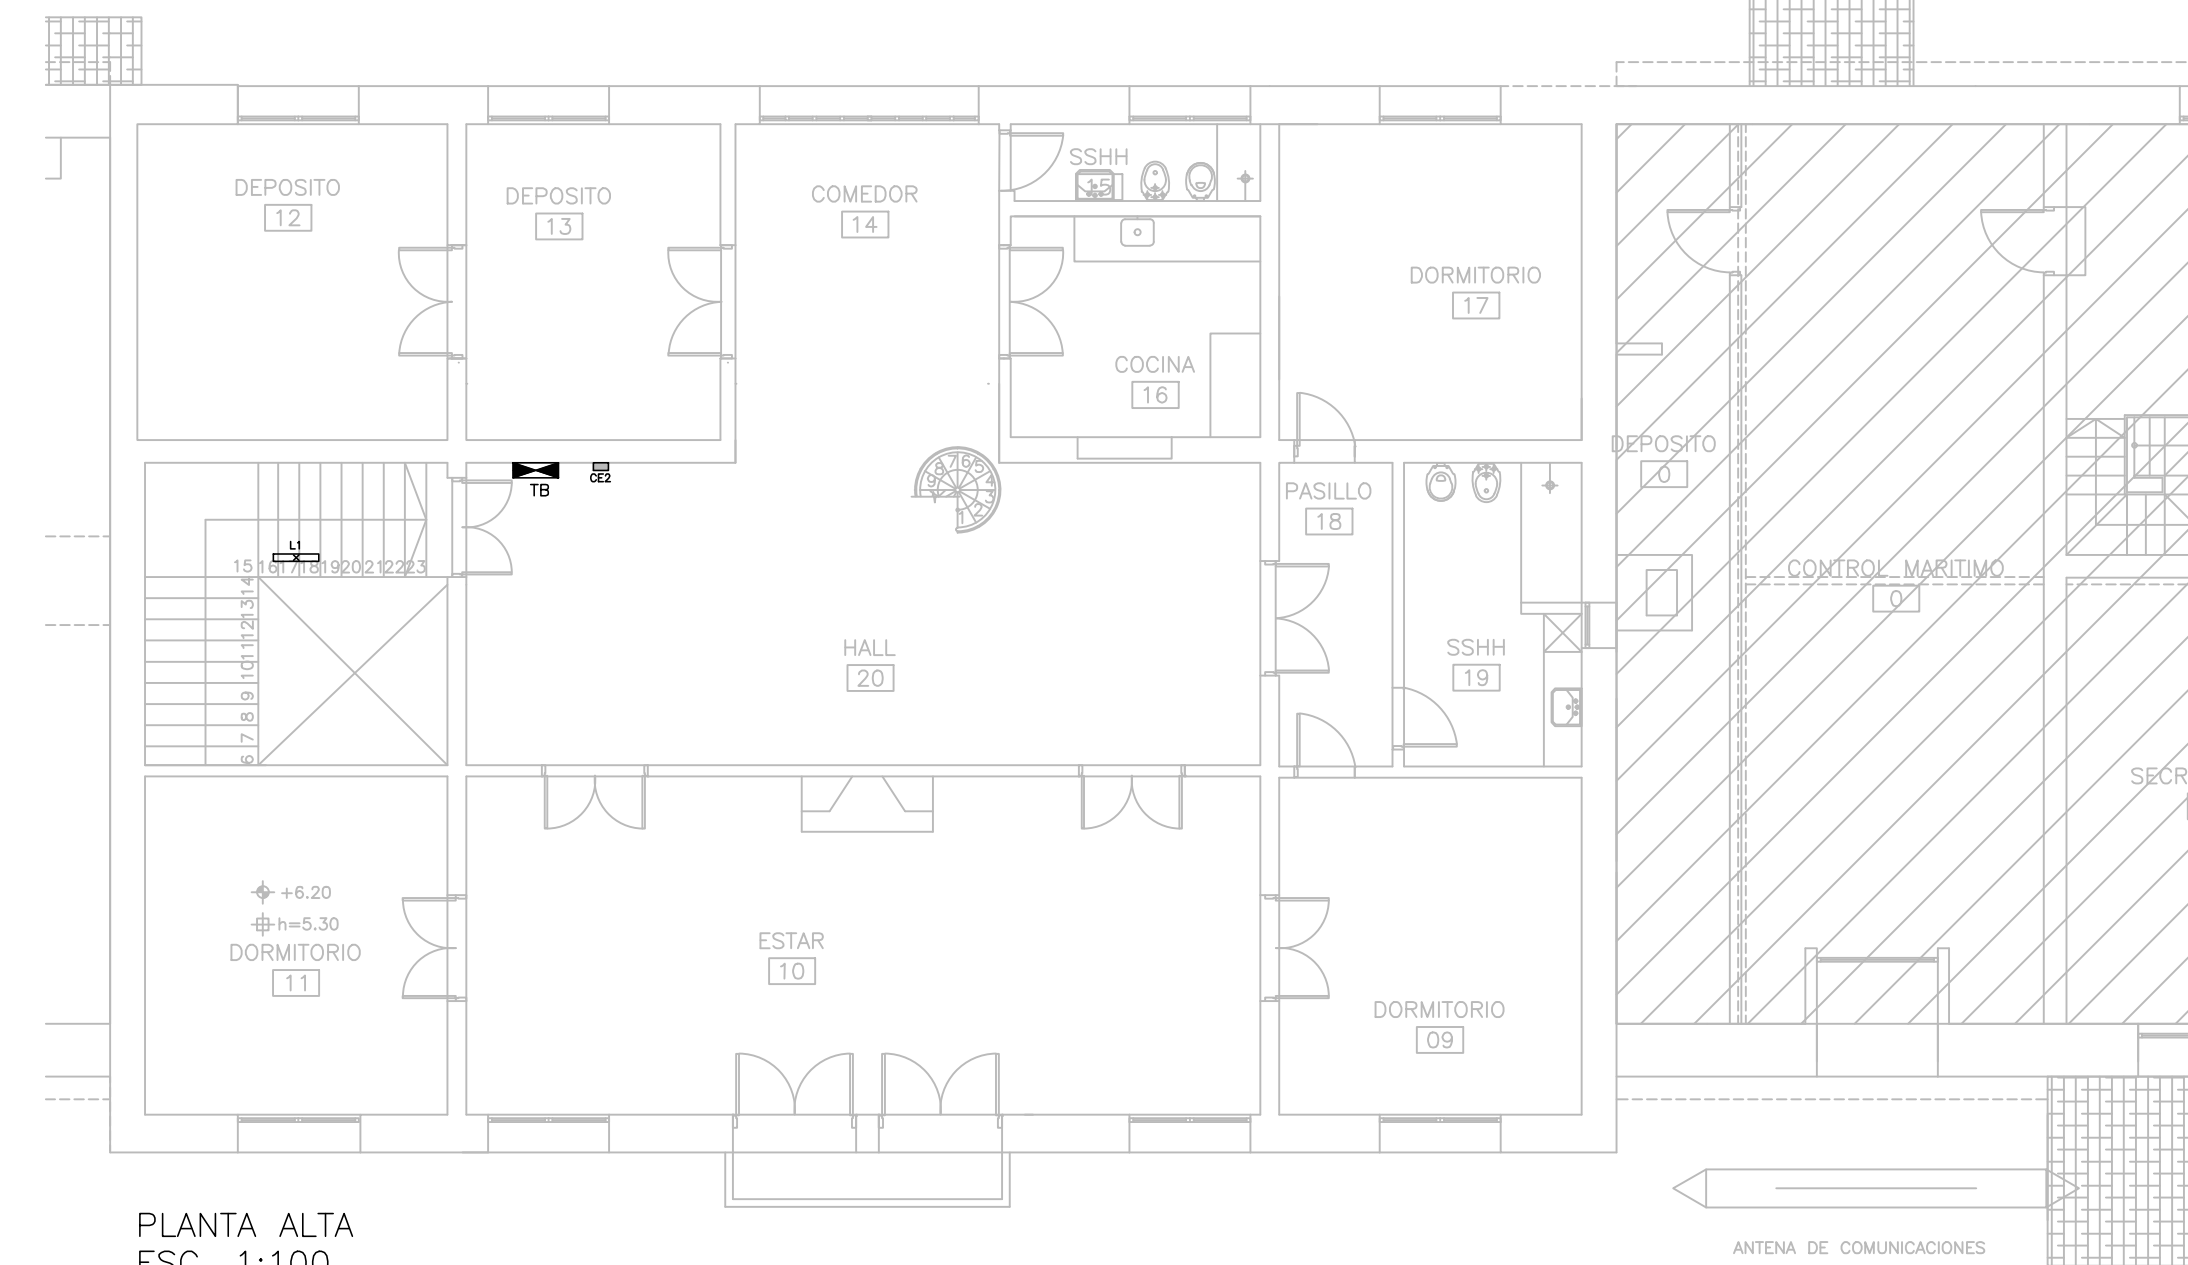

PLANTA ALTA
ESC. 1:100

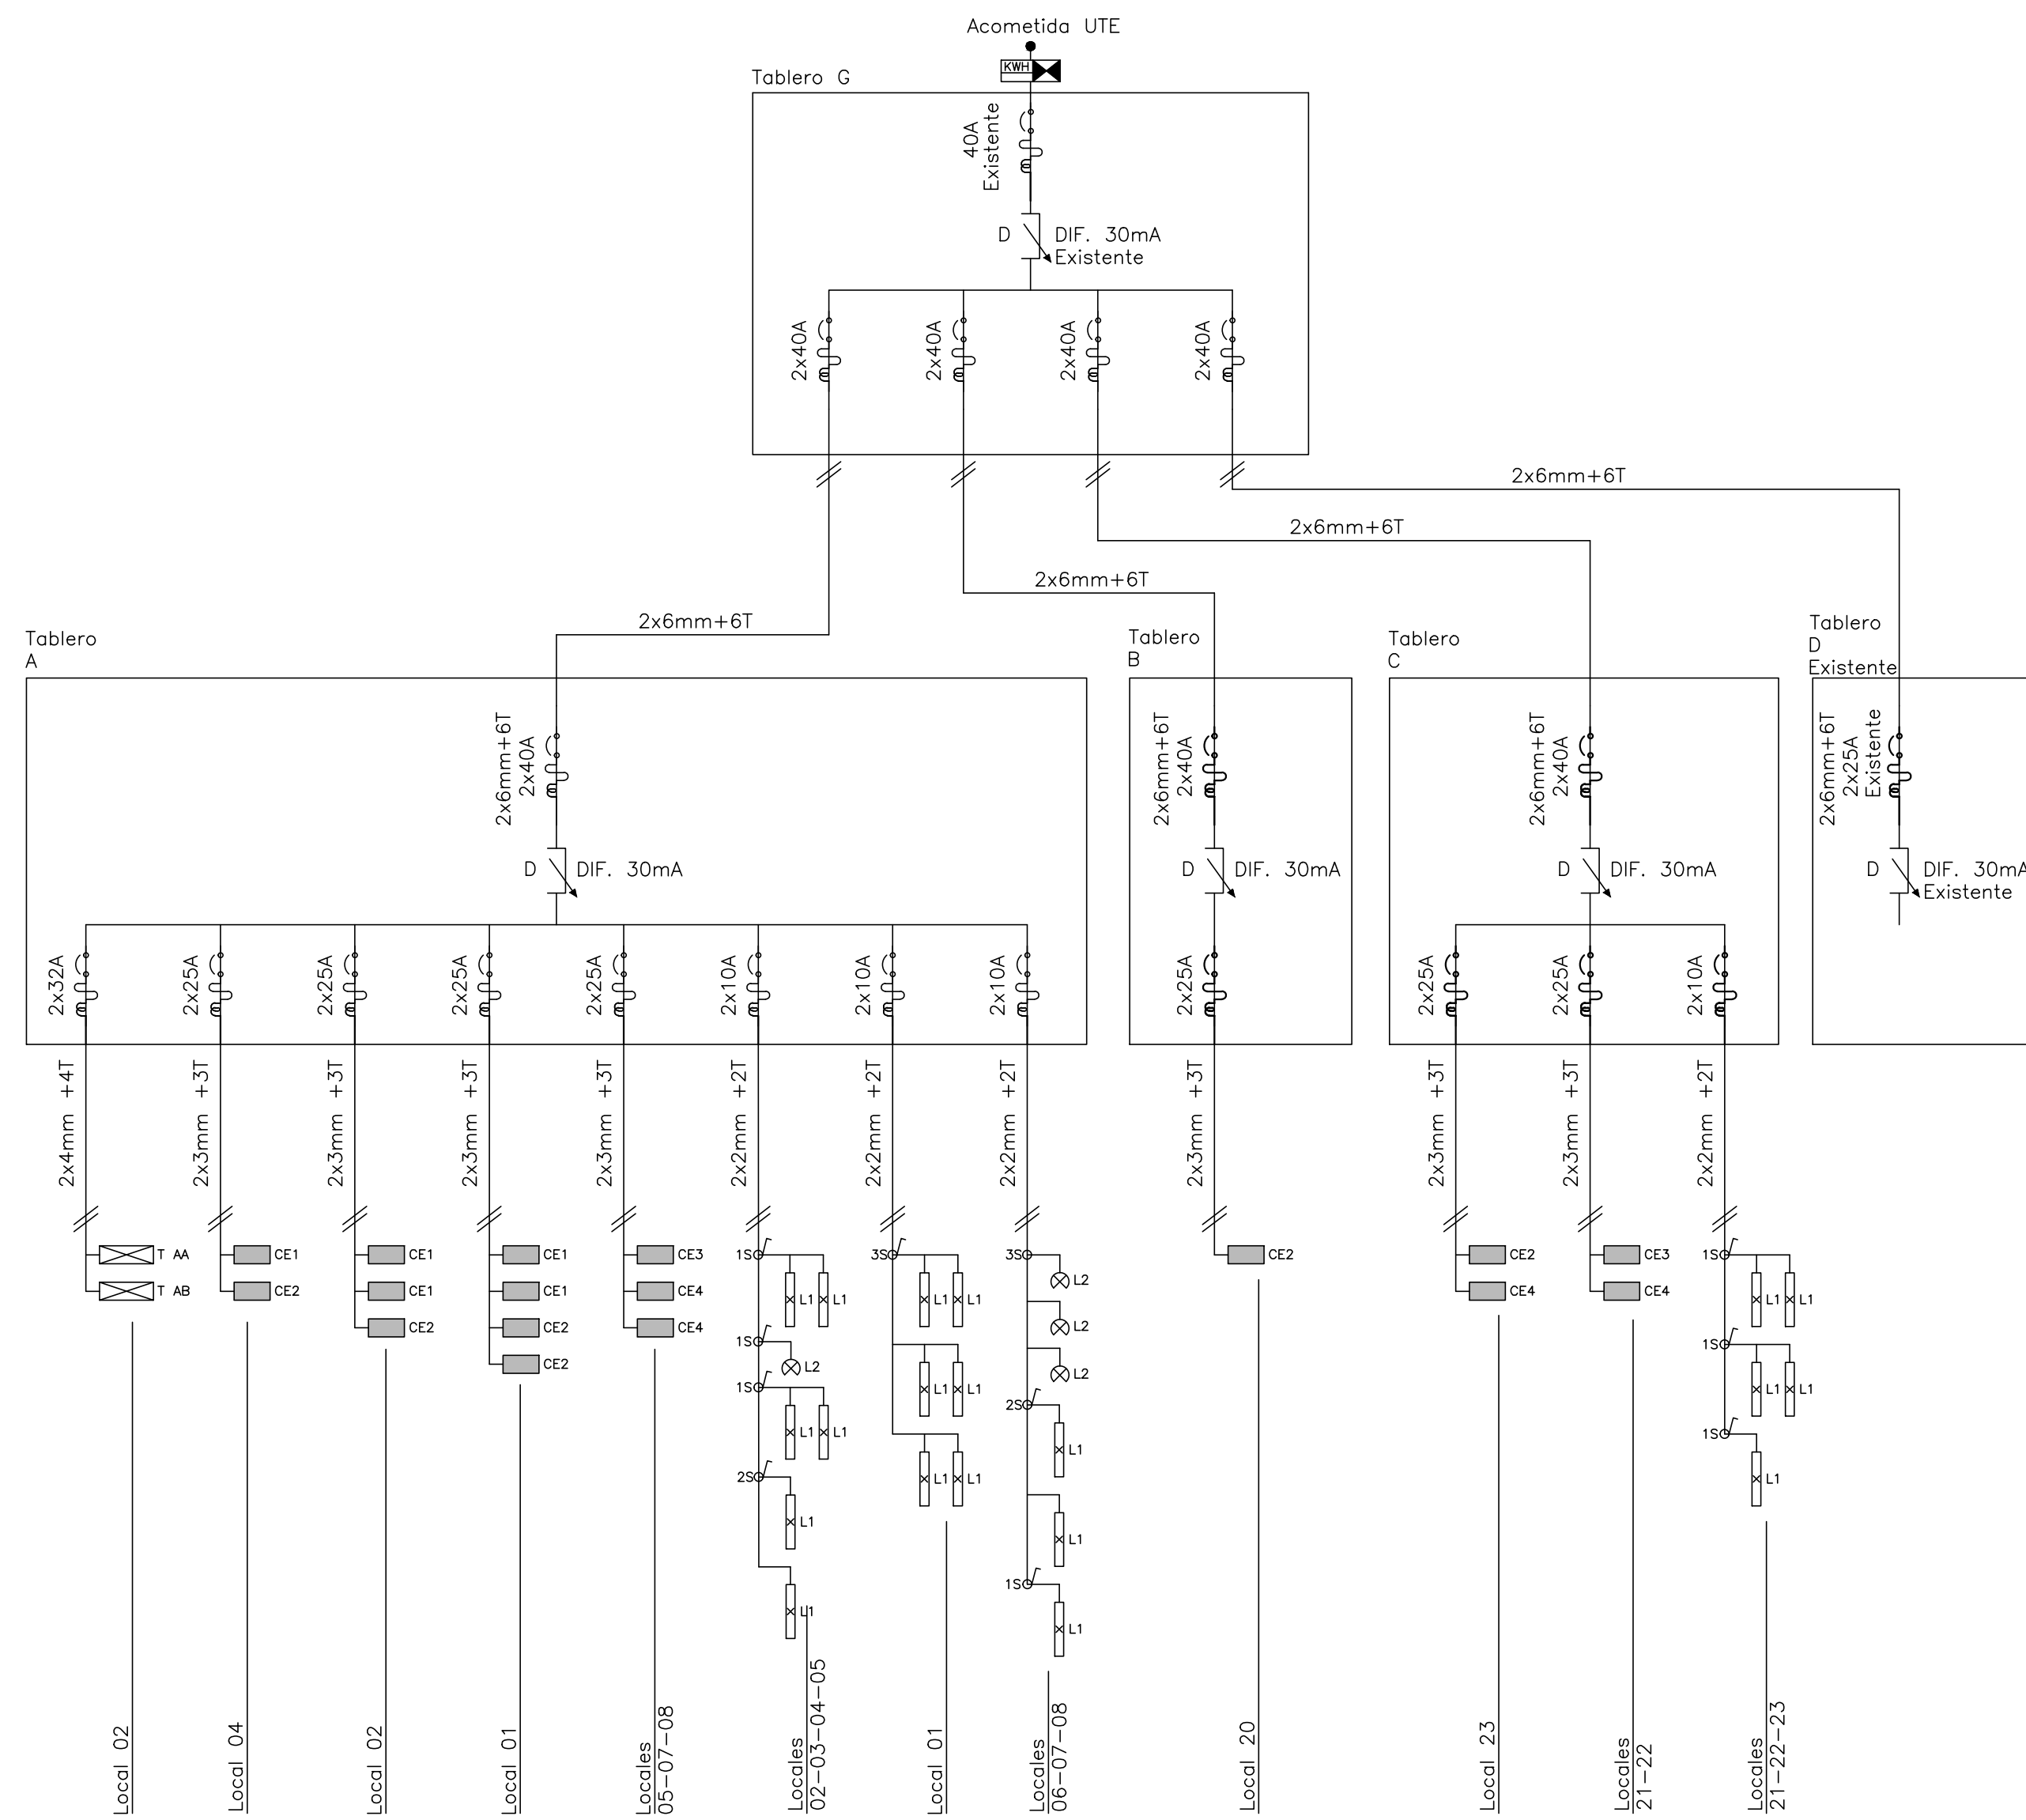

ESQUEMA UNIFILAR

Referencias	
	Tablero
	Llave Unipolar 1 sección
	Llave Unipolar 2 secciones
	Llave Unipolar 3 secciones
	Luminaria L1
	Luminaria L2
	Caja ext.(3schuko + 2 ciegas)
	Caja ext.(2schuko)
	Caja ext.(1schuko + interr. bipolar)
	Caja ext.(1schuko)

MODIFICACIONES		
FECHA	MOTIVO	AUTORIZA

OBRA
ADMINISTRACIÓN PUNTA DEL ESTE
RBLA. GRAL ARTIGAS esq. EL TRINQUETE

PLANO
ELECTRICIDAD

CODIGO
E-POE-ADM
ESCALA
1:100
FECHA
SEPT. 2021
LÁMINA
E111