



	<b>I. N. A. U.</b> Departamento de Arquitectura	ARQUITECTO: A. YIM   V. MANTERO   G. VENOSA	TEC. SANITARIO: H. AGUIRRE	LAMINA Nº: <b>L01</b>
	SERVICIO: HOGAR TRIBAL FEMENINO	AYTE. ARG.: A. YIM   V. MANTERO   G. VENOSA	TEC. ELECTRICISTA: A. BURMIDAD	PLANO DE: <b>PLANTA DE TECHOS</b>
DIRECCION: LANÚS 6087		OBSERVACIONES: MODALIDAD PRECIO - PROYECTO SISTEMA "LLAVE EN MANO"		FECHA: MAY/18

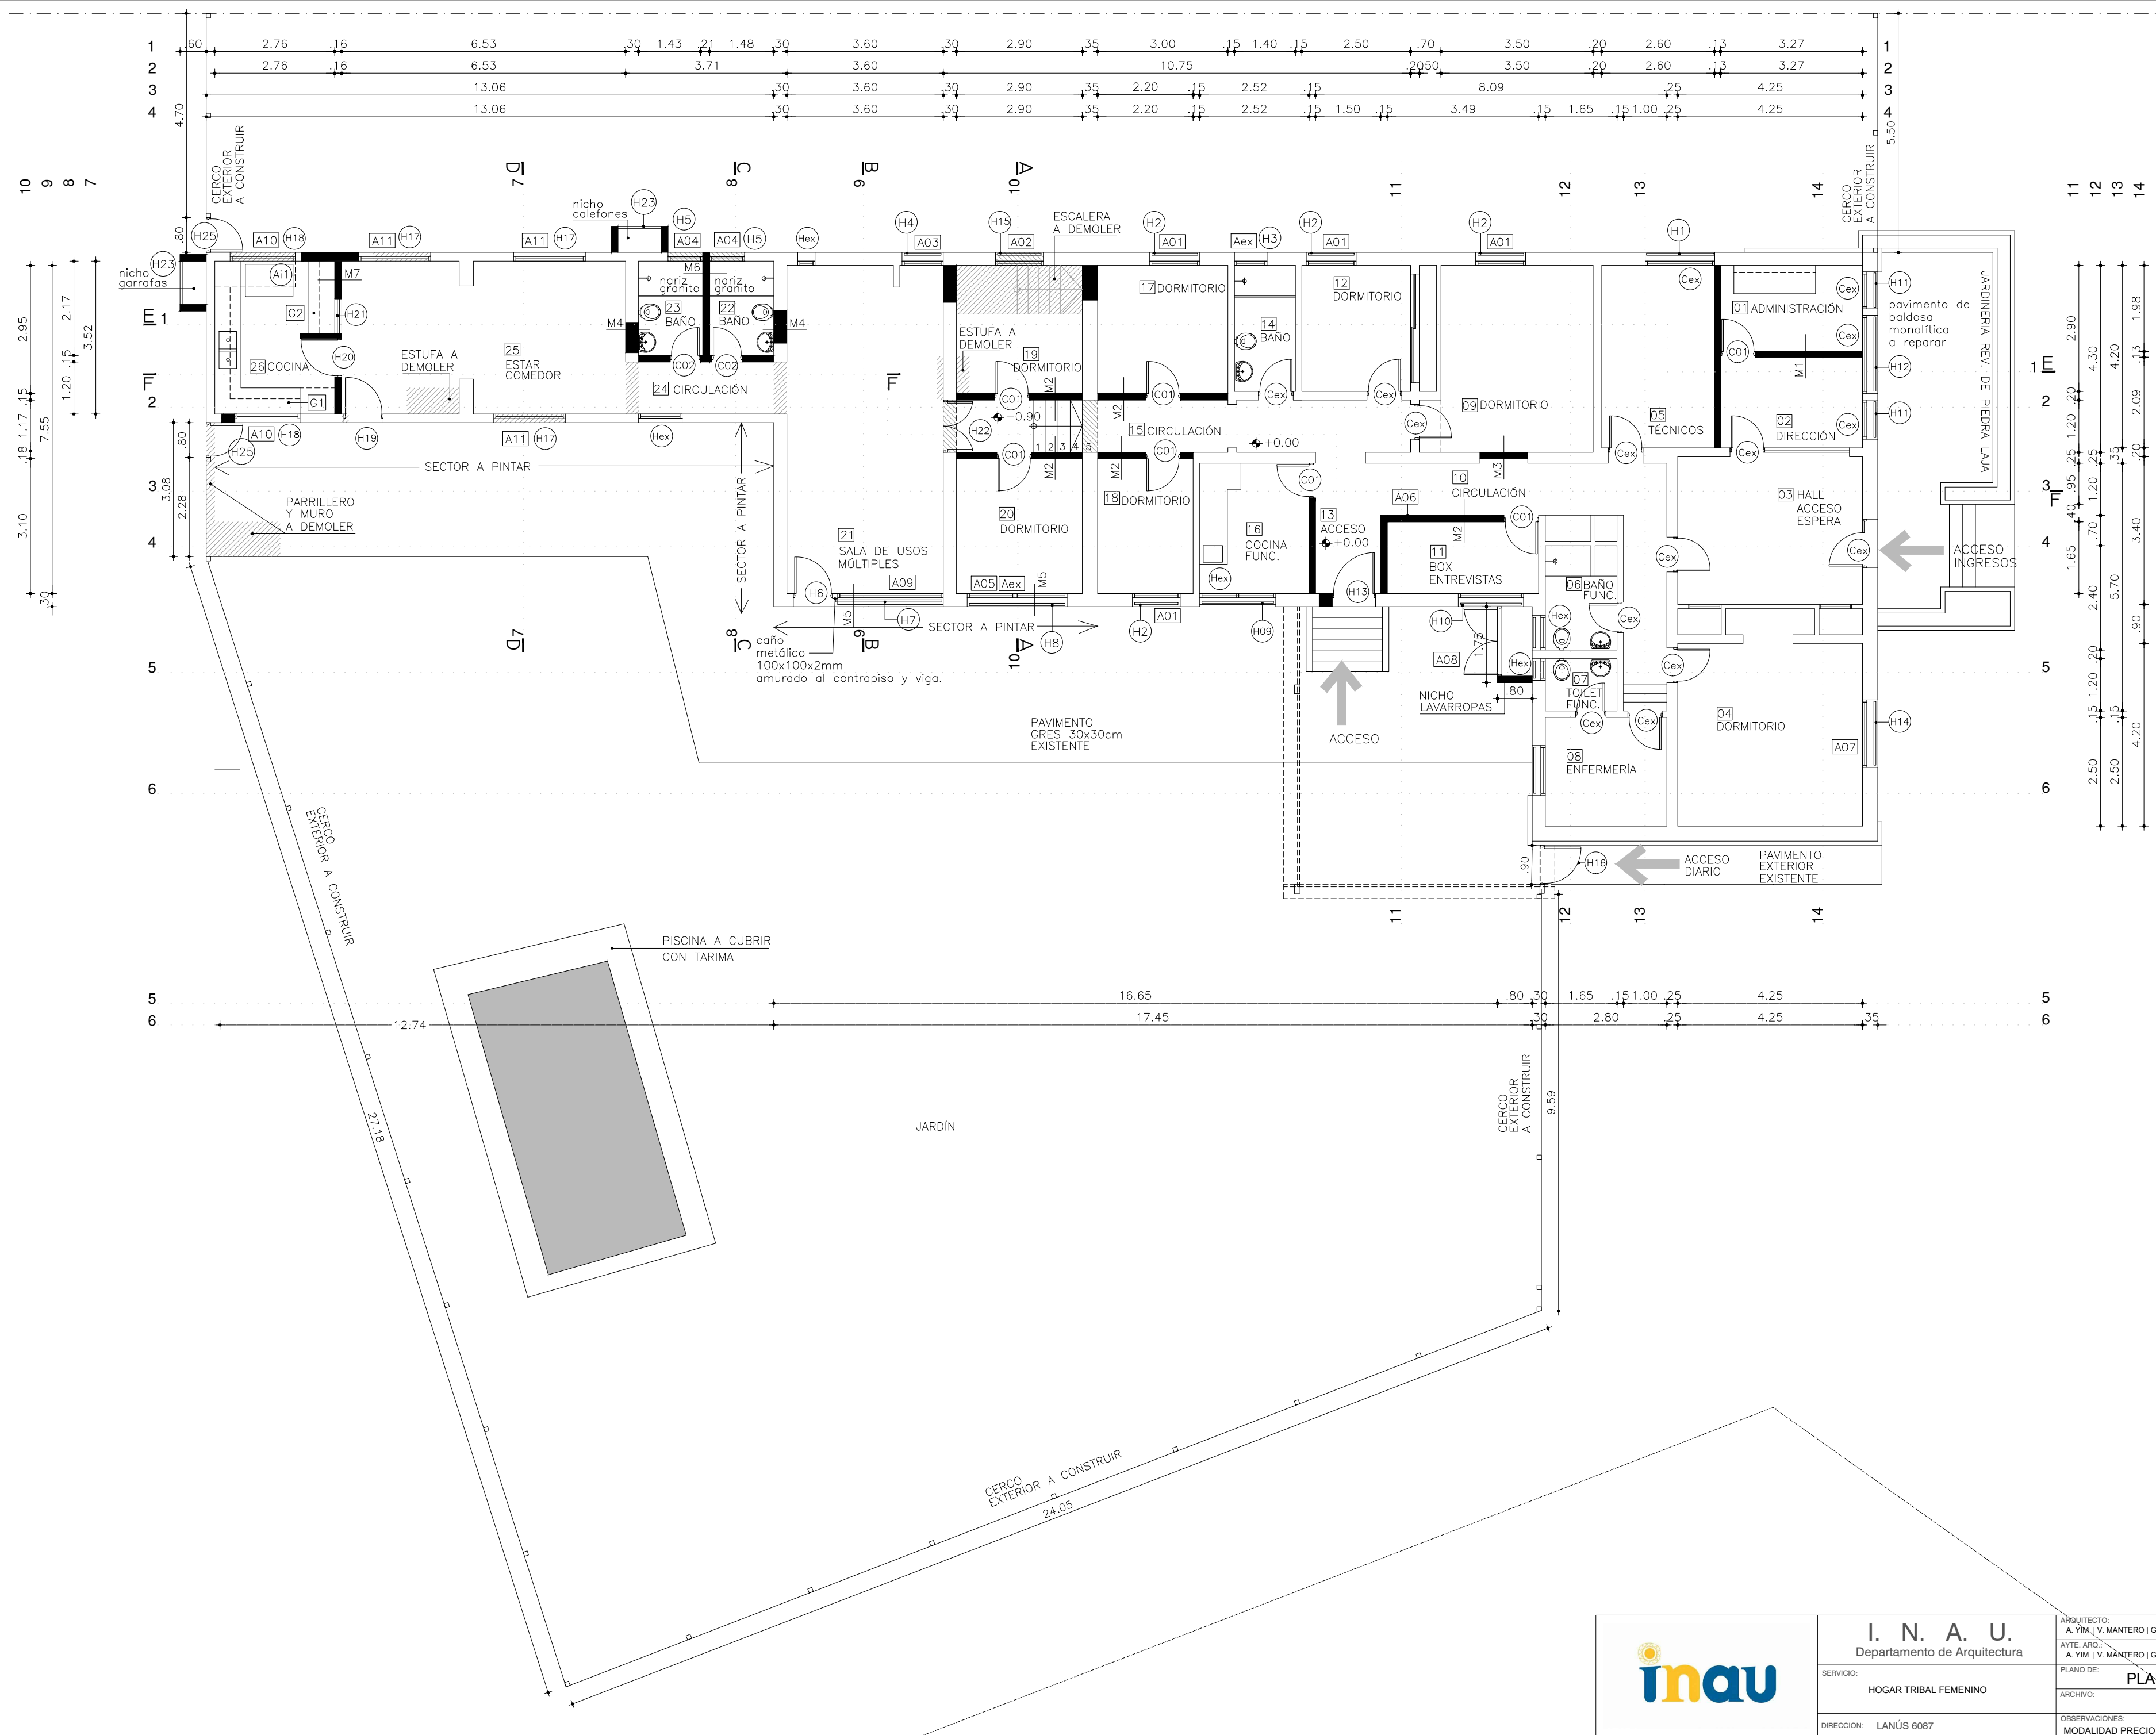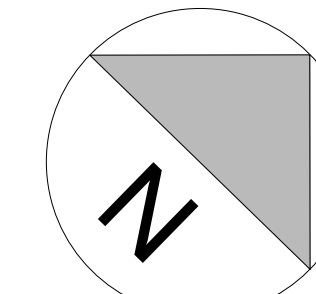


	<b>I. N. A. U.</b> Departamento de Arquitectura		ARQUITECTO: A. YIM J. V. MANTERO   G. VENOSA	TEC. SANITARIO: H. AGUIRRE	LAMINA N°: <b>L02</b>
	SERVICIO: <b>HOGAR TRIBAL FEMENINO</b>	ARCHIVO: <b>PLANTA ALBAÑILERÍA</b>	AYTE. ARG.: A. YIM J. V. MANTERO   G. VENOSA	TEC. ELECTRICISTA: A. BURMIDAD	ESCALA: 1/100
DIRECCION: LANÚS 6087	OBSERVACIONES: MODALIDAD PRECIO - PROYECTO SISTEMA "LLAVE EN MANO"		FECHA: MAY/18		

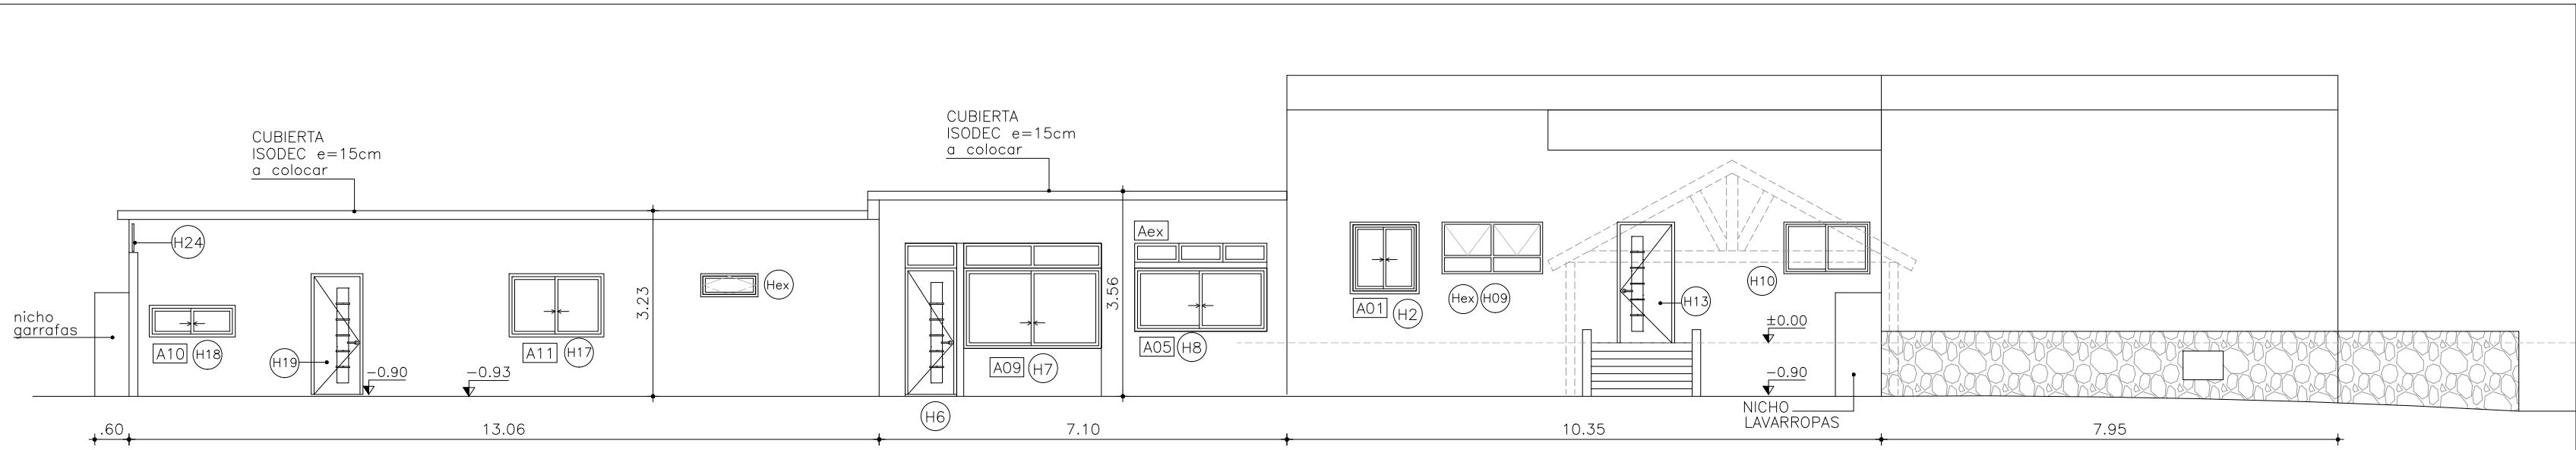

FACHADA SURESTE

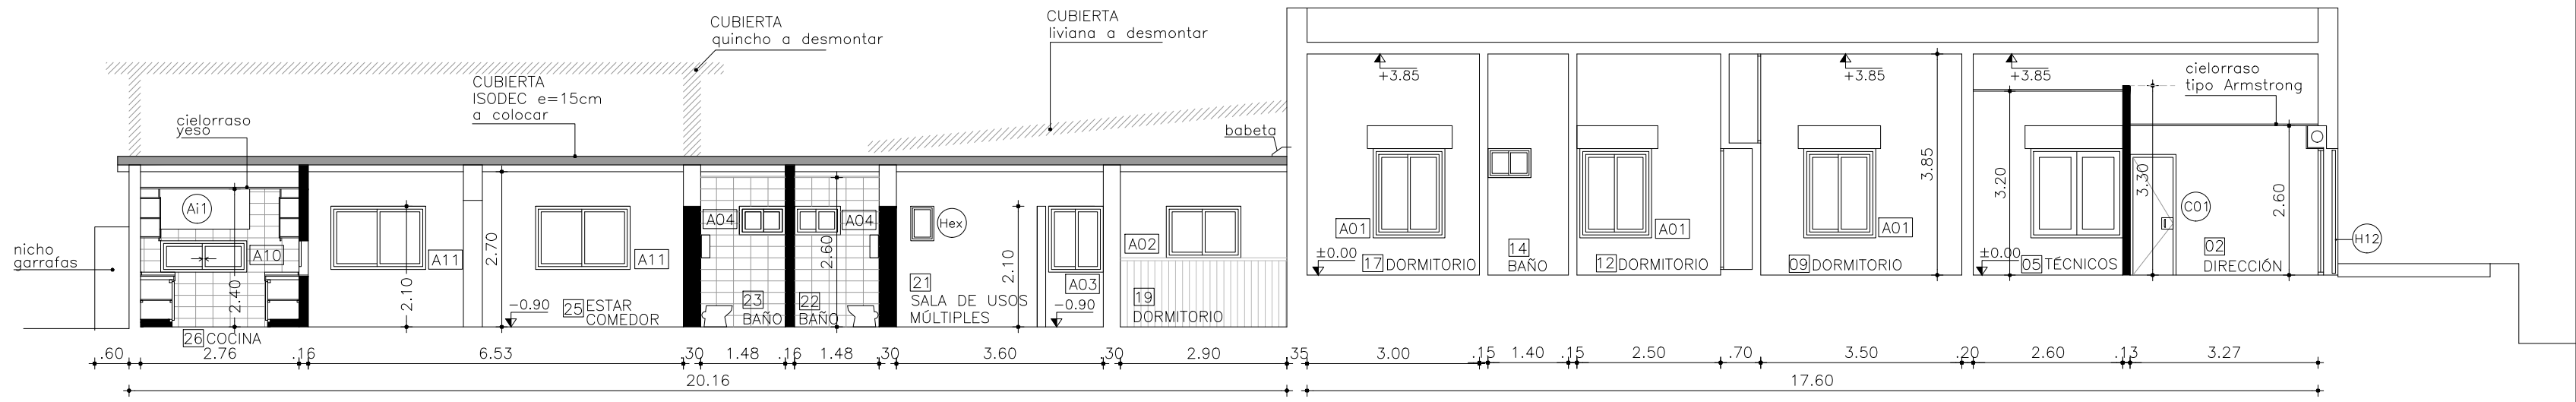


CORTE EE

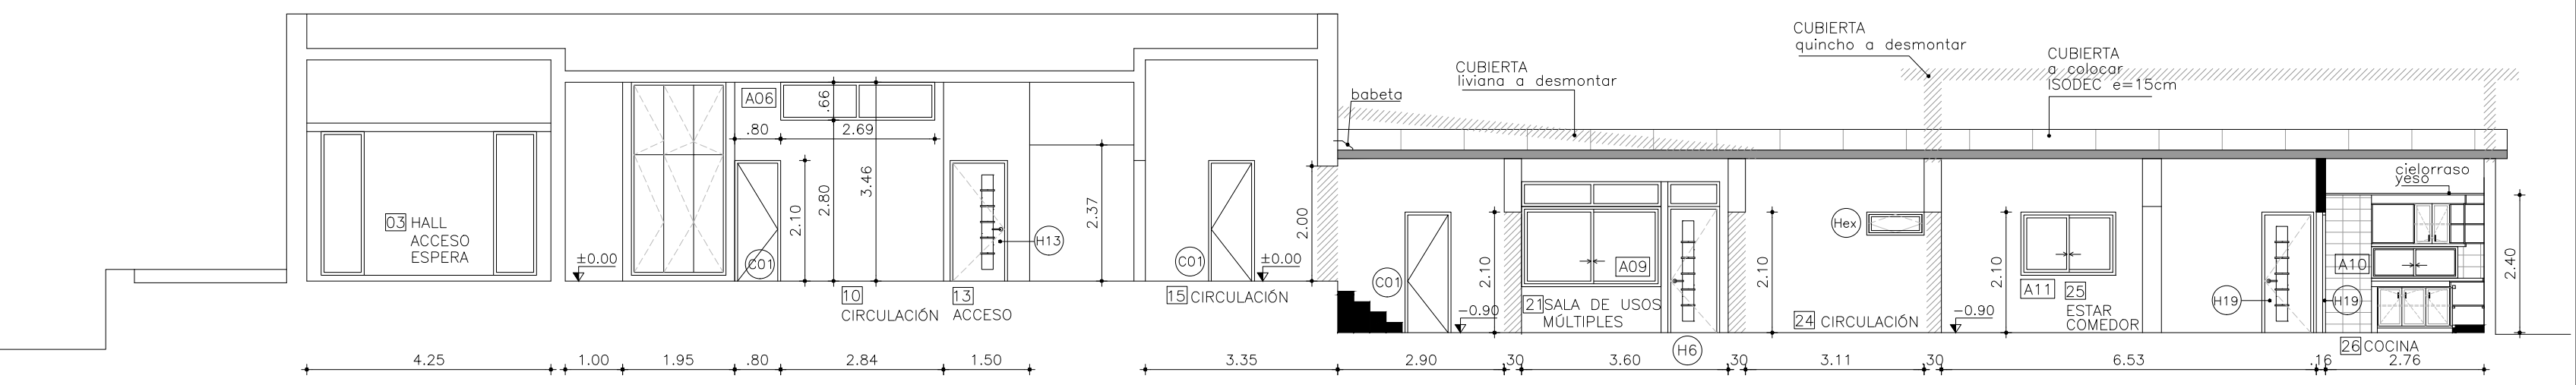


CORTE FF


	<b>I. N. A. U.</b> Departamento de Arquitectura		ARQUITECTO: A. YIM   V. MANTERO   G. VENOSA	TEC. SANITARIO: H. AGUIRRE	LAMINA Nº:
	SERVICIO: <b>HOGAR TRIBAL FEMENINO</b>		AYTE. ARO.: A. YIM   V. MANTERO   G. VENOSA	TEC. ELECTRICISTA: A. BURMIDAD	<b>L03</b>
	DIRECCION: LANUS 6087		PLANO DE: <b>FACHADA SURESTE   CORTE EE-FF</b>		
			OBSERVACIONES: MODALIDAD PRECIO - PROYECTO SISTEMA "LLAVE EN MANO"		FECHA: MAY/18

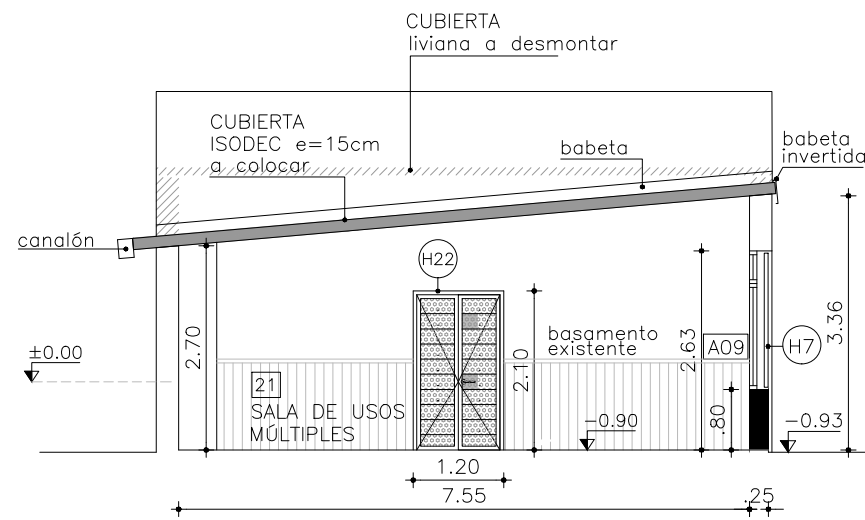


CORTE BB

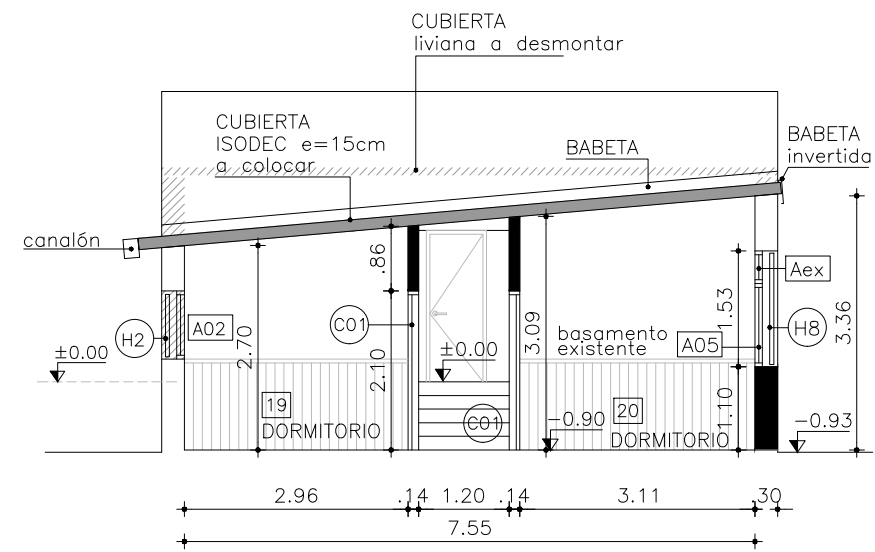

CORTE AA

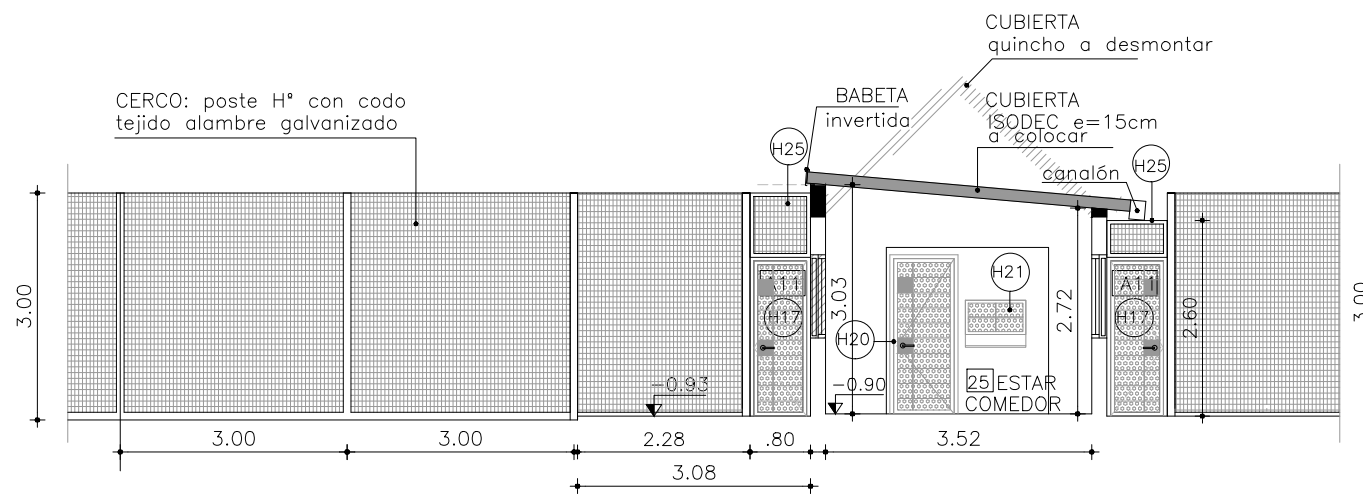

CORTE DD

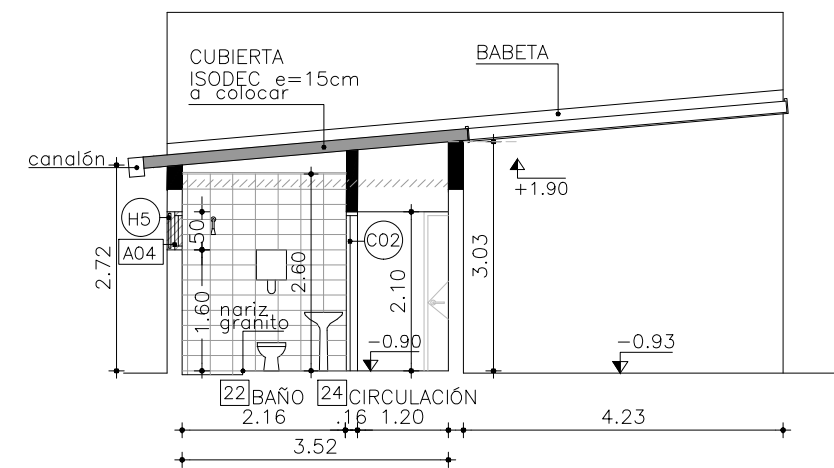

CORTE CC



I. N. A. U.  
Departamento de Arquitectura

SERVICIO:  
HOGAR TRIBAL FEMENINO

DIRECCION: LANUS 6087

ARQUITECTO:  
A. YIM | V. MANTERO | G. VENOSA  
AYTE. ARQ.:  
K. LASSO | P. GEROLAMI

PLANO DE:  
CORTES AA | BB | CC | DD

OBSERVACIONES:  
MODALIDAD PRECIO - PROYECTO SISTEMA "LLAVE EN MANO"


TEC. SANITARIO:  
O. AGUIRRE  
TEC. ELECTRICISTA:  
A. BURMIDAD

LAMINA Nº:  
L04





ESCALA:  
1/100

FECHA:  
MAY/18




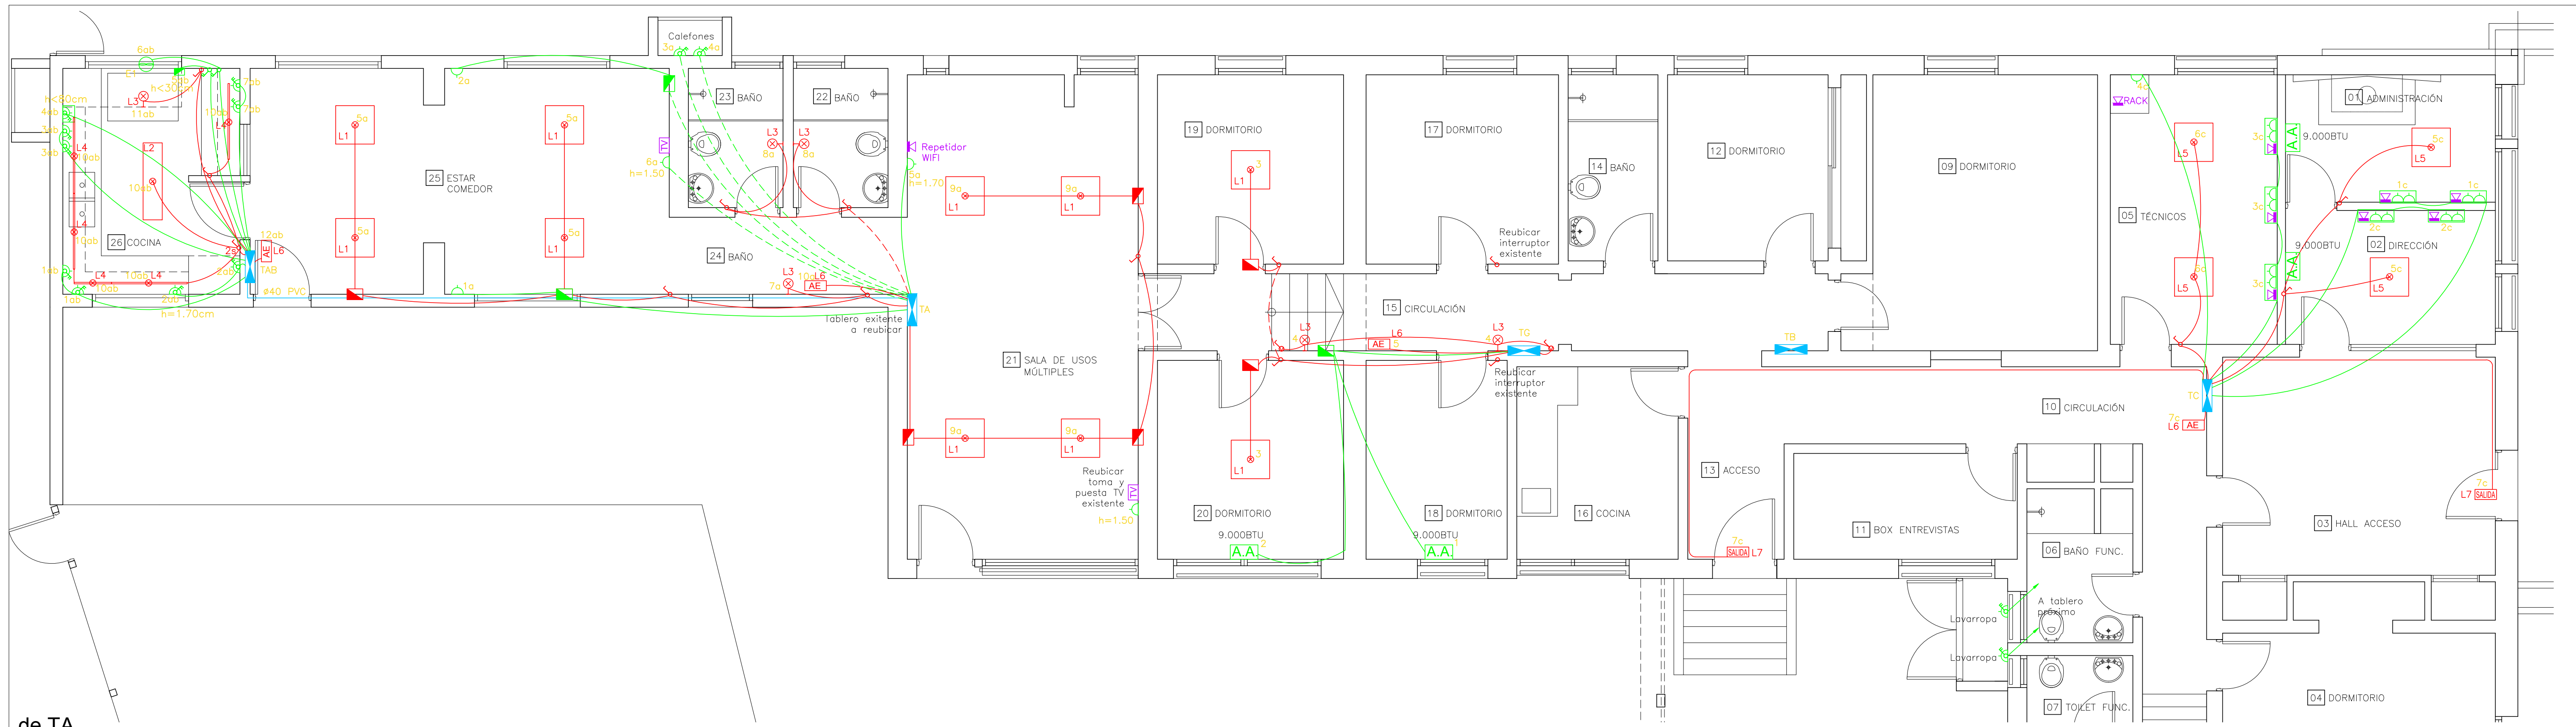


de TA

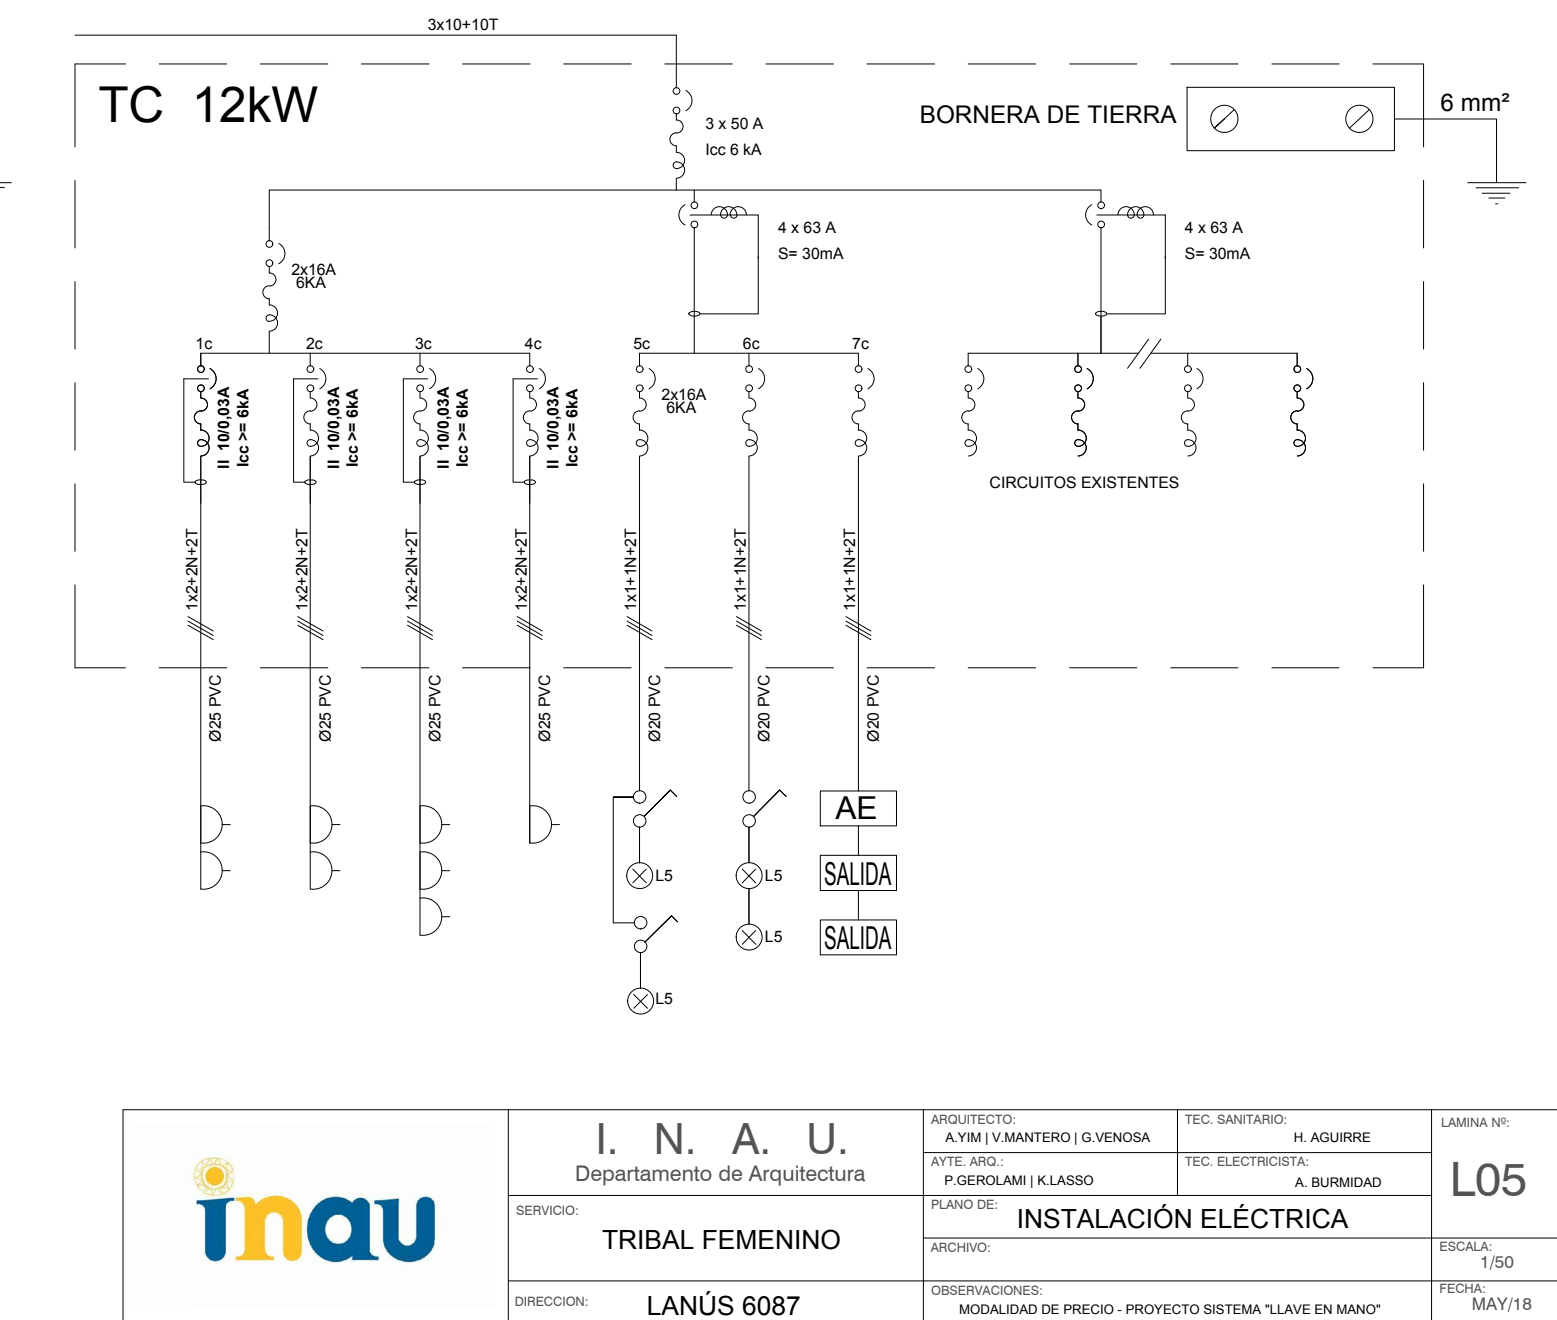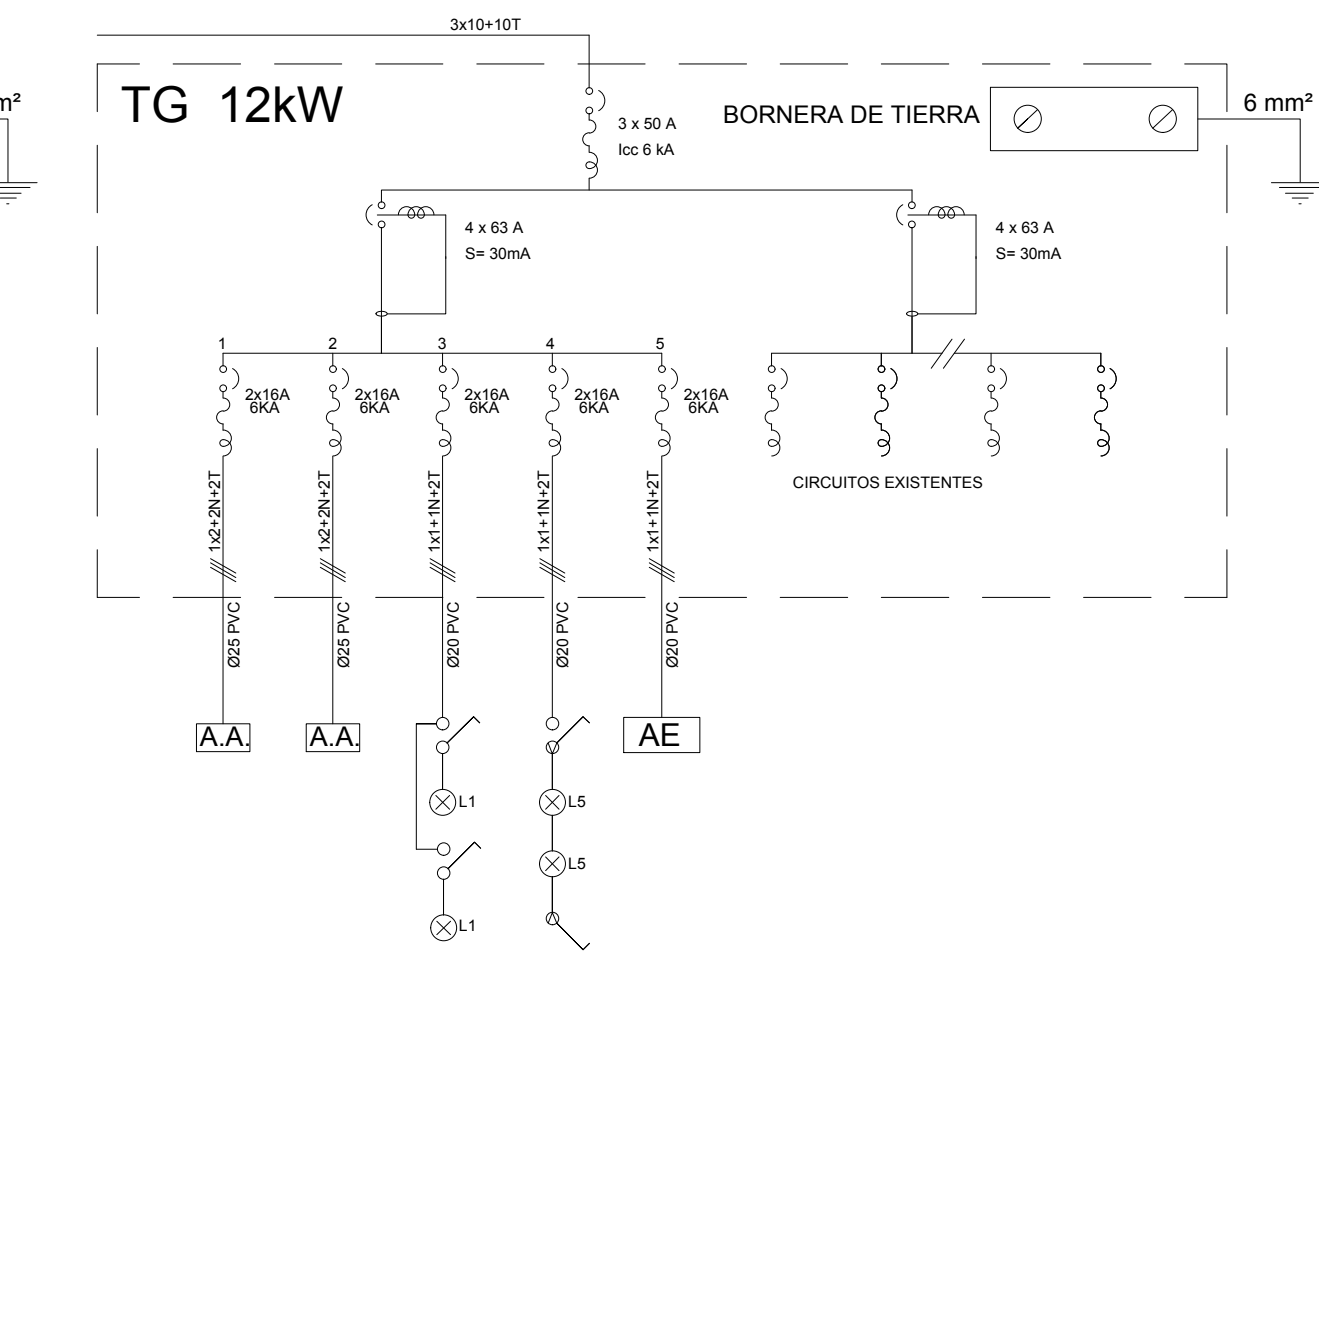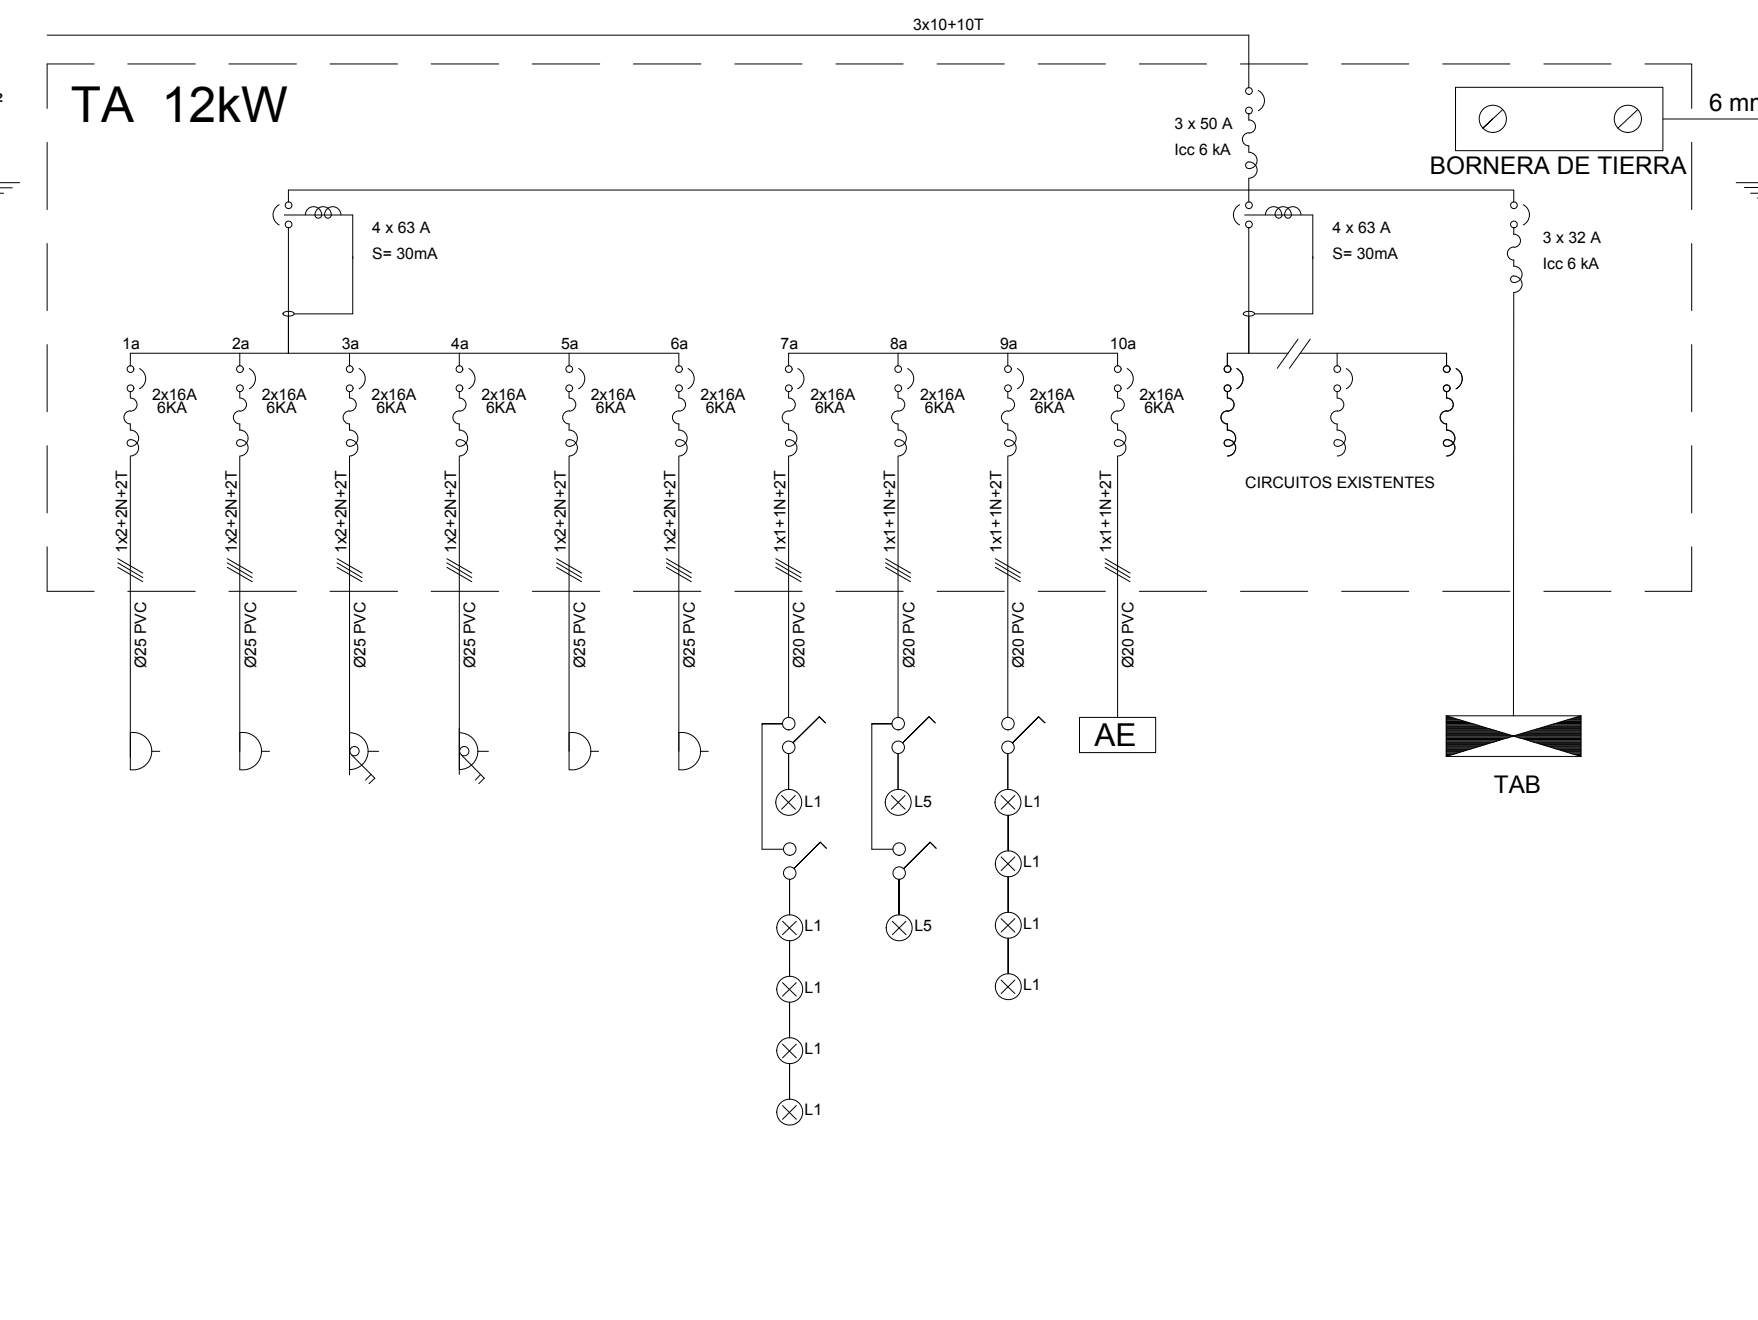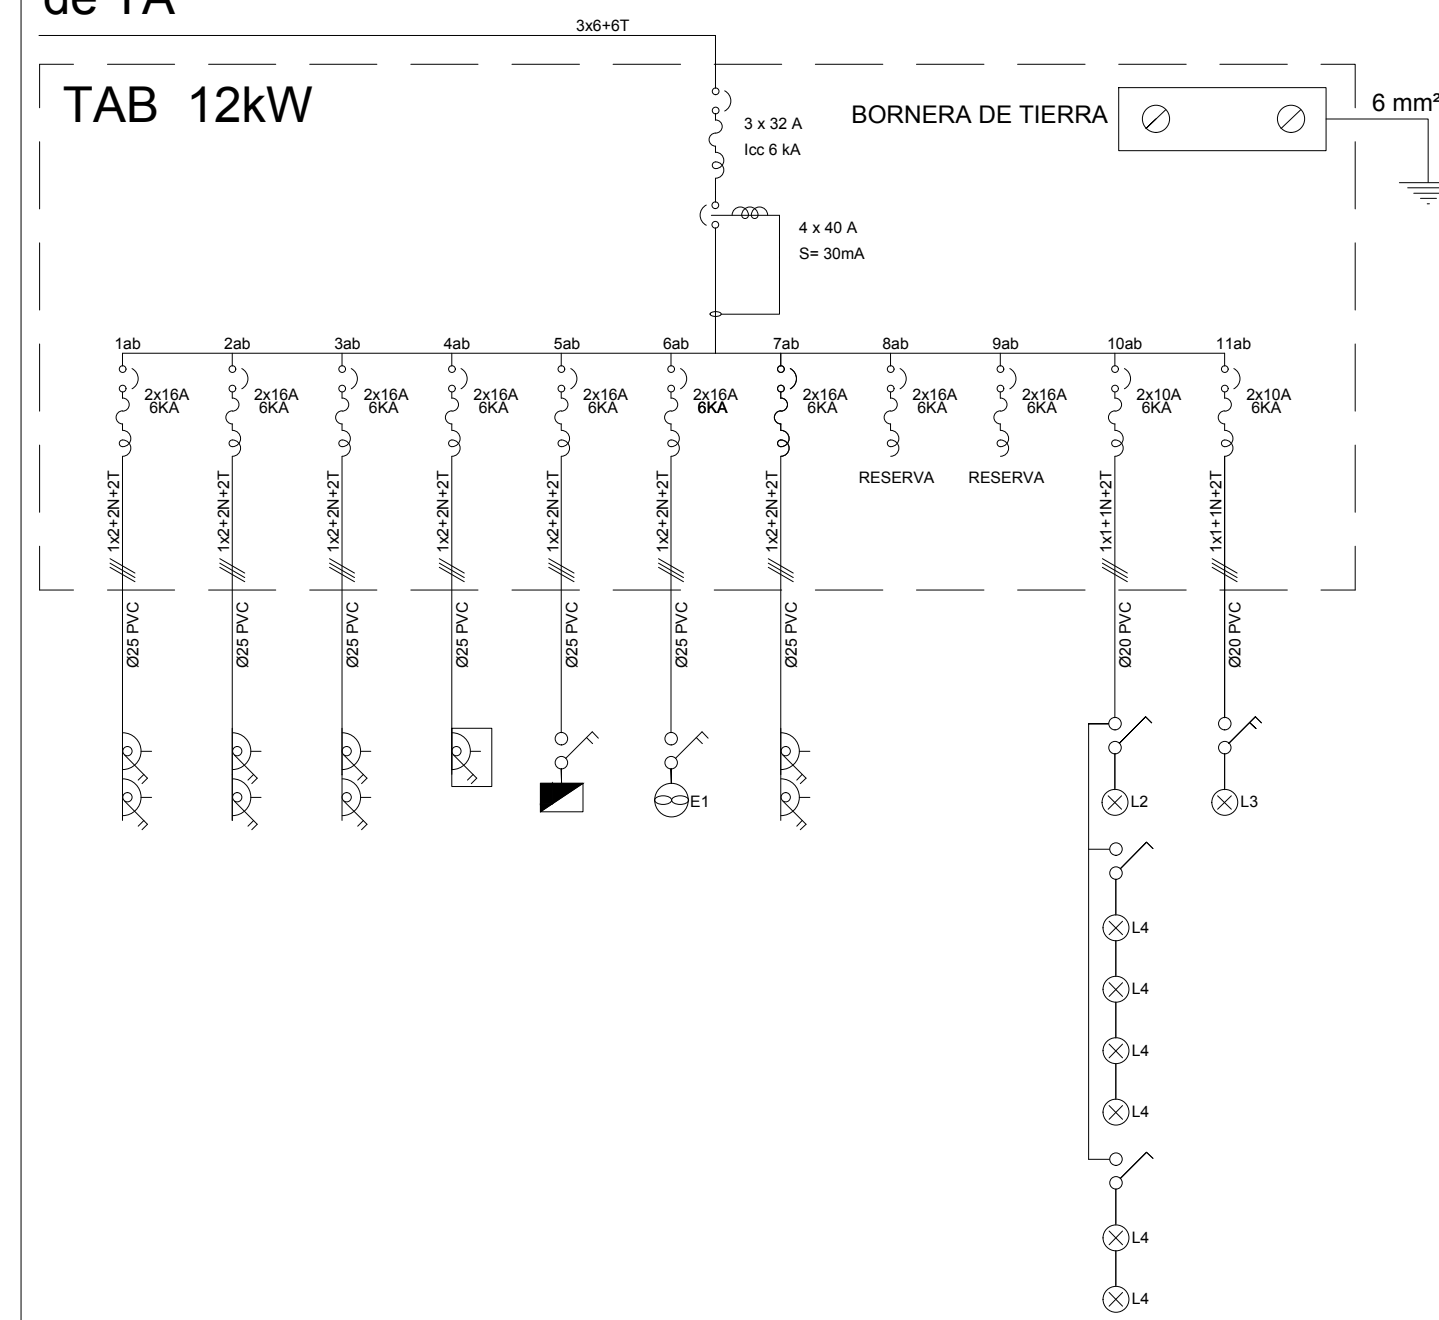


	<b>I. N. A. U.</b> Departamento de Arquitectura		ARQUITECTO: A.Y.M   V.MANTERO   G.VENOSA	TEC. SANITARIO: H. AGUIRRE	LAMINA Nº: <b>L05</b>
	<b>TRIBAL FEMENINO</b>		AYTE. ARQ.: P.GEROLDAM   K.LASSO	TEC. ELECTRICISTA: A. BURMIDAD	ESCALA: 1/50
	PLANO DE: <b>INSTALACIÓN ELÉCTRICA</b>		ARCHIVO:		
	DIRECCION: <b>LANÚS 6087</b>		OBSERVACIONES: MODALIDAD DE PRECIO - PROYECTO SISTEMA "LLAVE EN MANO"		

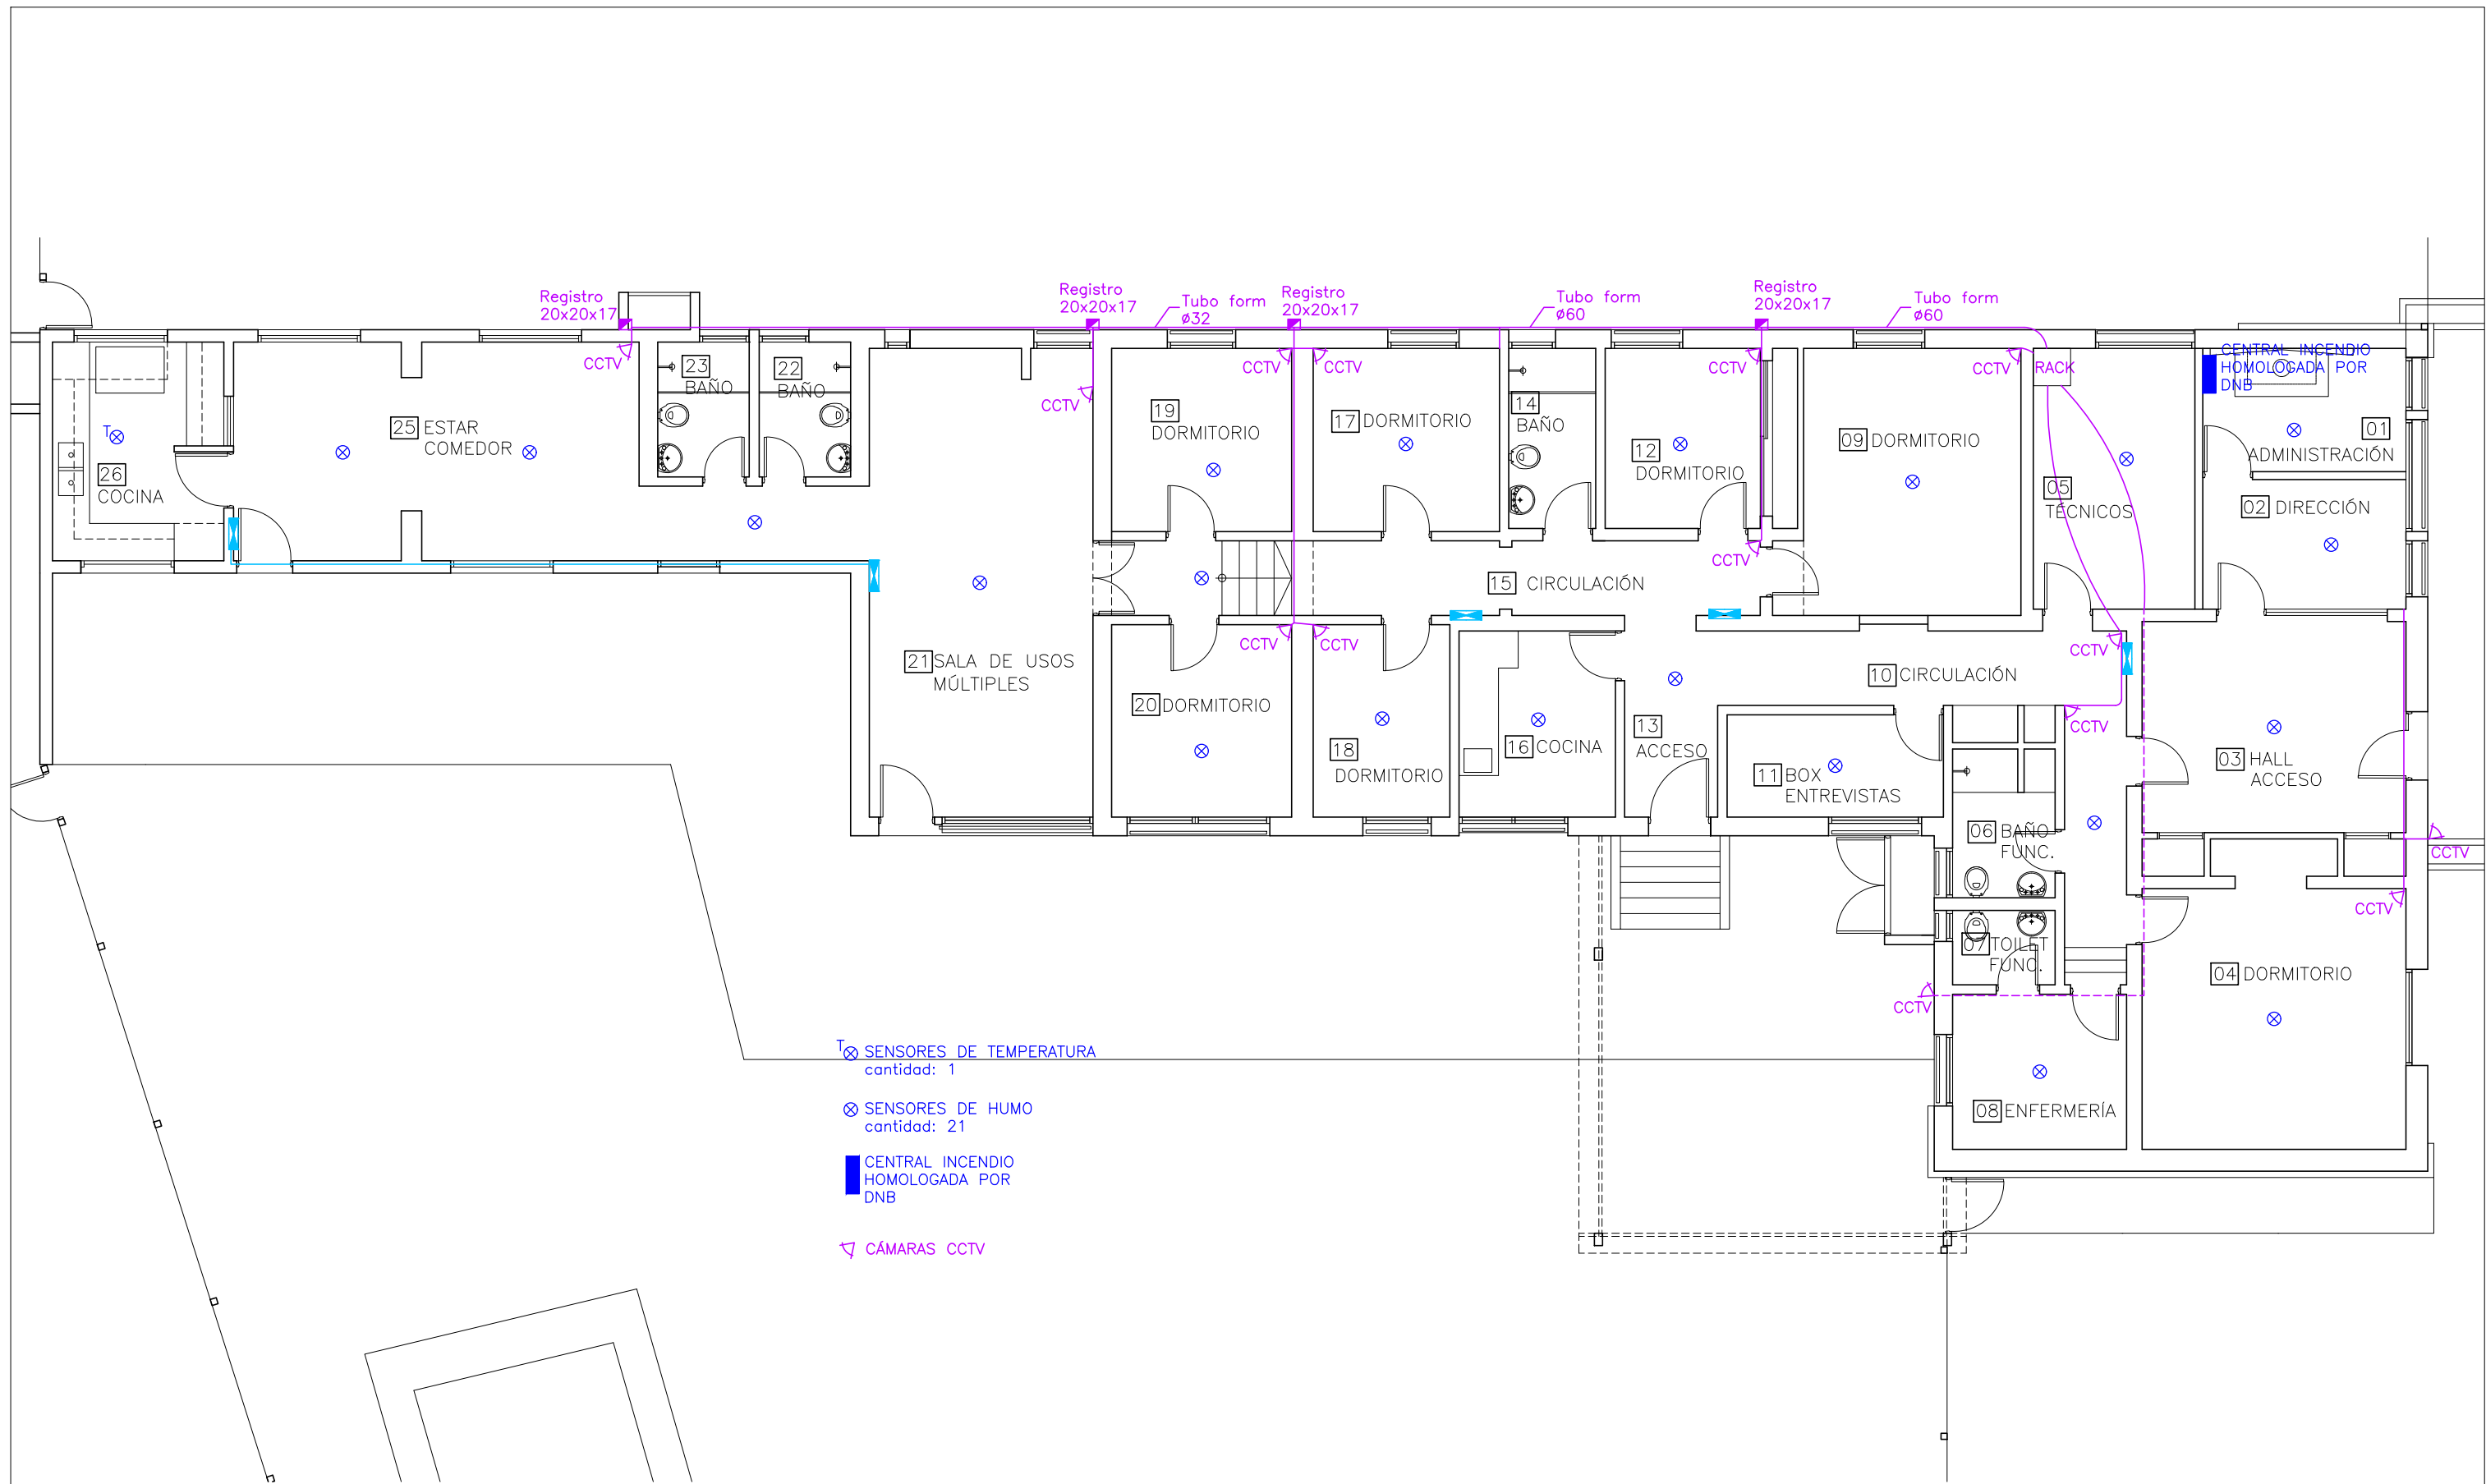


- T ⊗ SENSORES DE TEMPERATURA  
cantidad: 1
- ⊗ SENSORES DE HUMO  
cantidad: 21
- [ ] CENTRAL INCENDIO  
HOMOLOGADA POR  
DNB
- ∇ CÁMARAS CCTV


	<b>I. N. A. U.</b> Departamento de Arquitectura		ARQUITECTO: A.YIM   V.MANTERO   G.VENOSA	TEC. SANITARIO: H. AGUIRRE	LAMINA Nº: <b>L06</b>
	SERVICIO: <b>TRIBAL FEMENINO</b>		AYTE. ARQ.: P.GEROLAMI   K.LASSO	TEC. ELECTRICISTA: A. BURMIDAD	ESCALA: 1/100
			PLANO DE: <b>CCTV   DETECCIÓN DE INCENDIO</b>		
	DIRECCION: LANUS 6087		OBSERVACIONES: MODALIDAD DE PRECIO - PROYECTO SISTEMA "LLAVE EN MANO"		

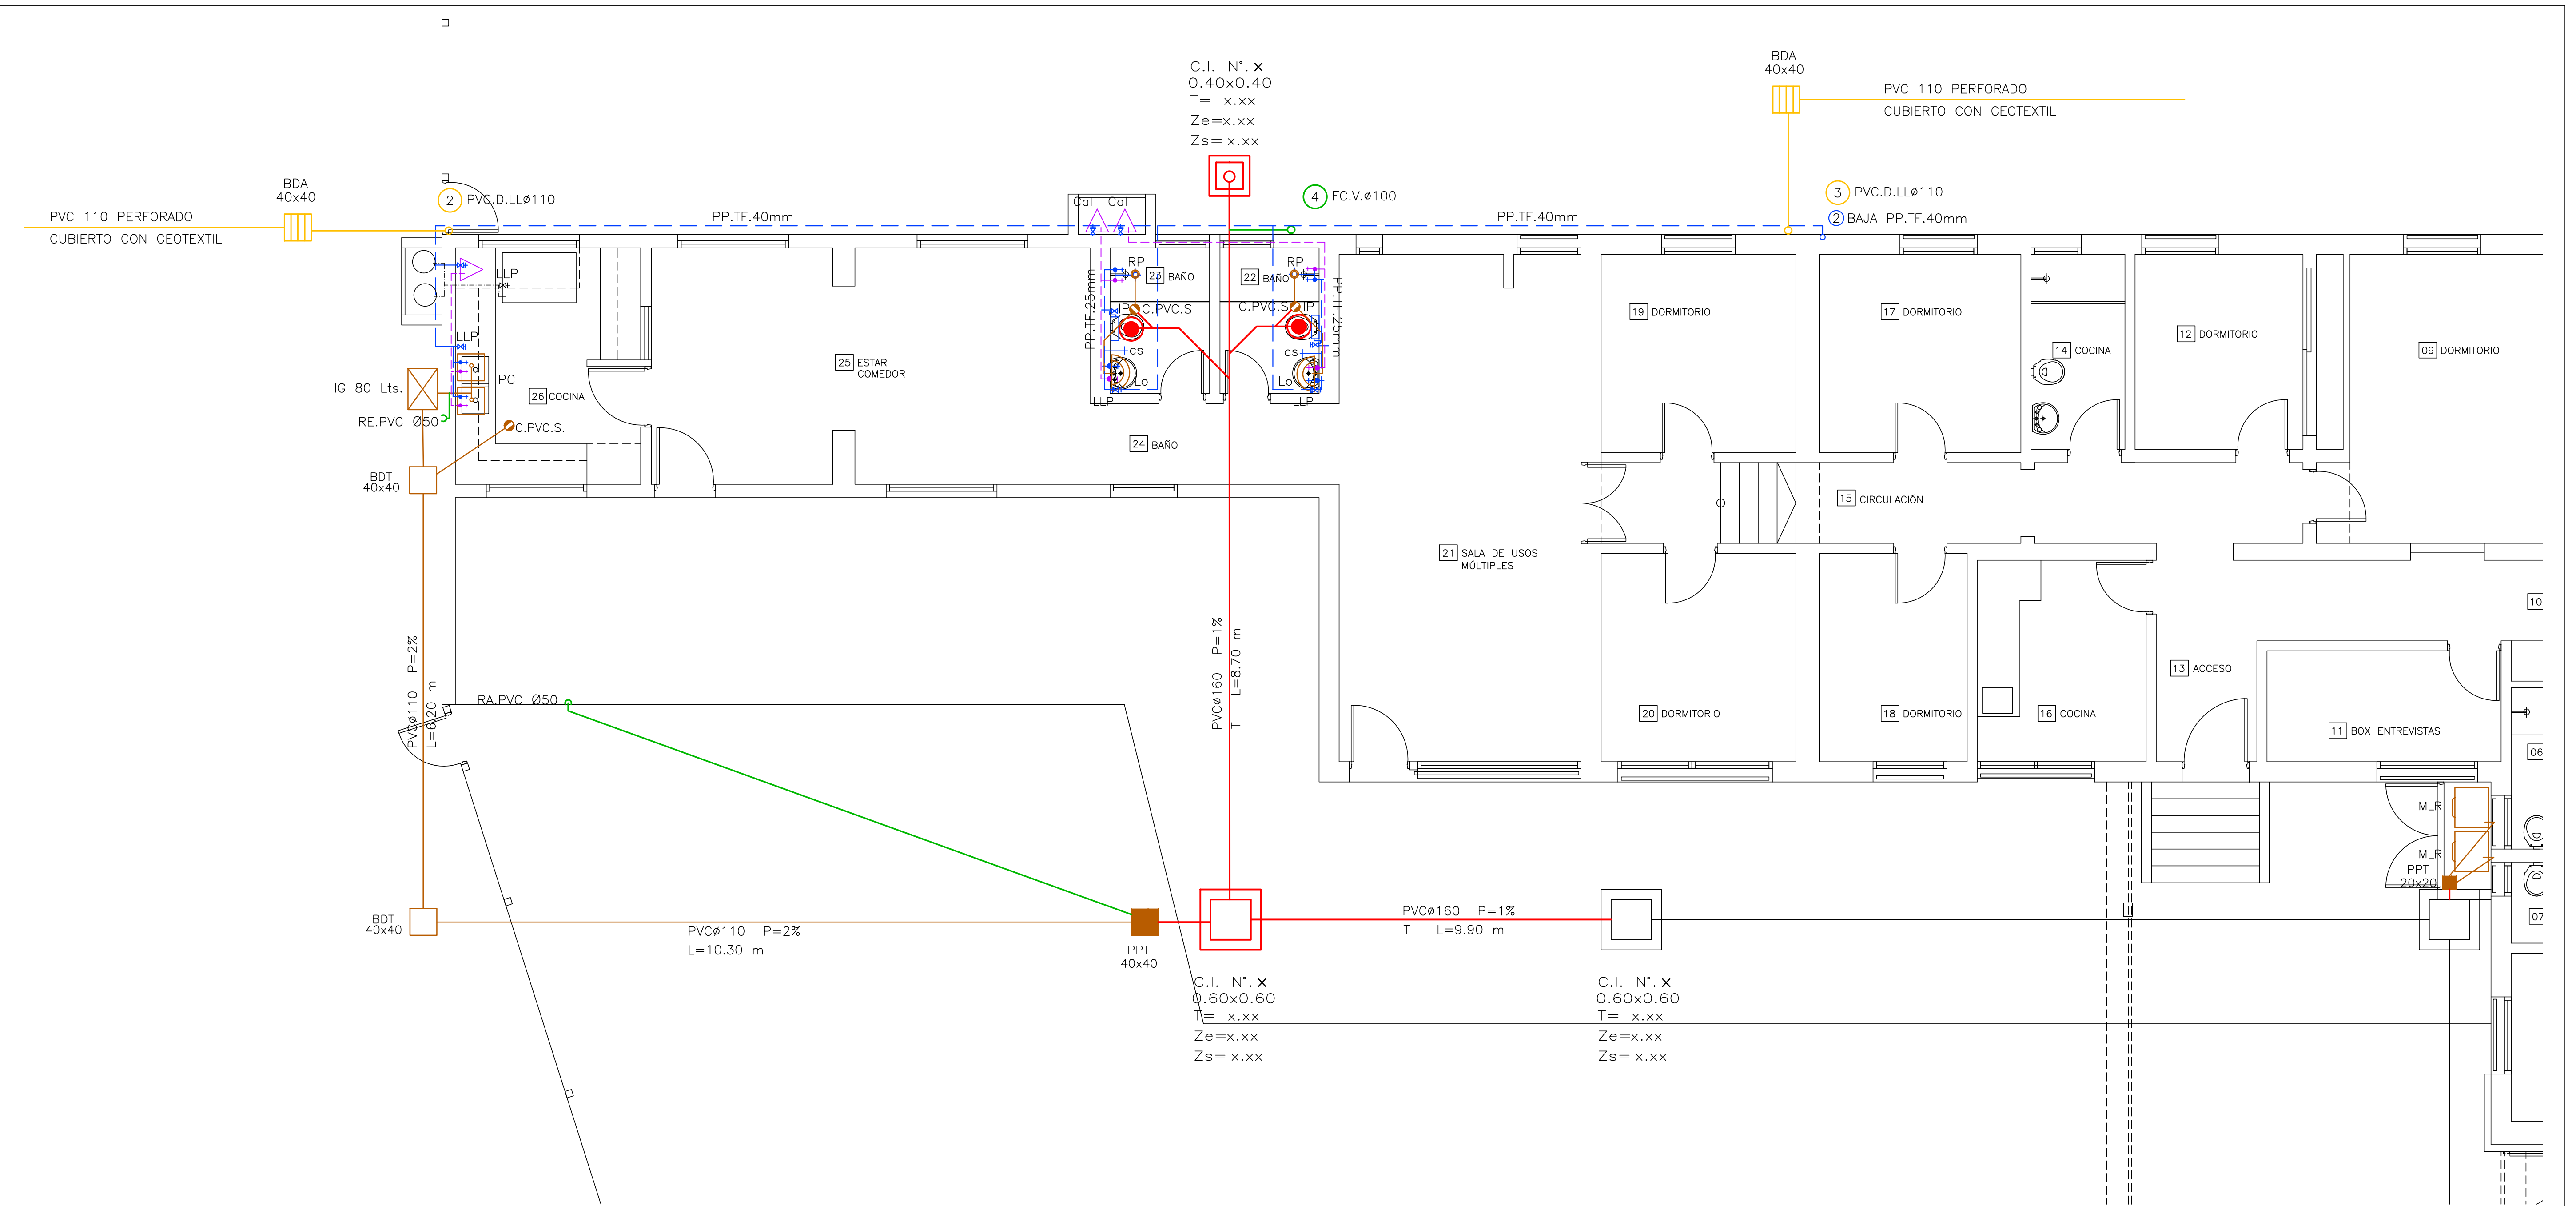

	<b>I. N. A. U.</b> Departamento de Arquitectura		ARQUITECTO: A. YIM   V. MANTERO   G. VENOSA	TEC. SANITARIO: H. AGUIRRE	LAMINA Nº: <b>L07</b>
	SERVICIO: <b>HOGAR TRIBAL FEMENINO</b>		AYTE. ARG.: P. GEROLAMI   K. LASSO	TEC. ELECTRICISTA: A. BURMIDAD	ESCALA: 1/50
	DIRECCION: LANÚS 6087		PLANO DE: <b>SANITARIA PLANTA GENERAL</b>		FECHA: MAY/18
	OBSERVACIONES: MODALIDAD PRECIO - PROYECTO SISTEMA "LLAVE EN MANO"				

# CUBIERTA ISOPANEL A COLOCAR

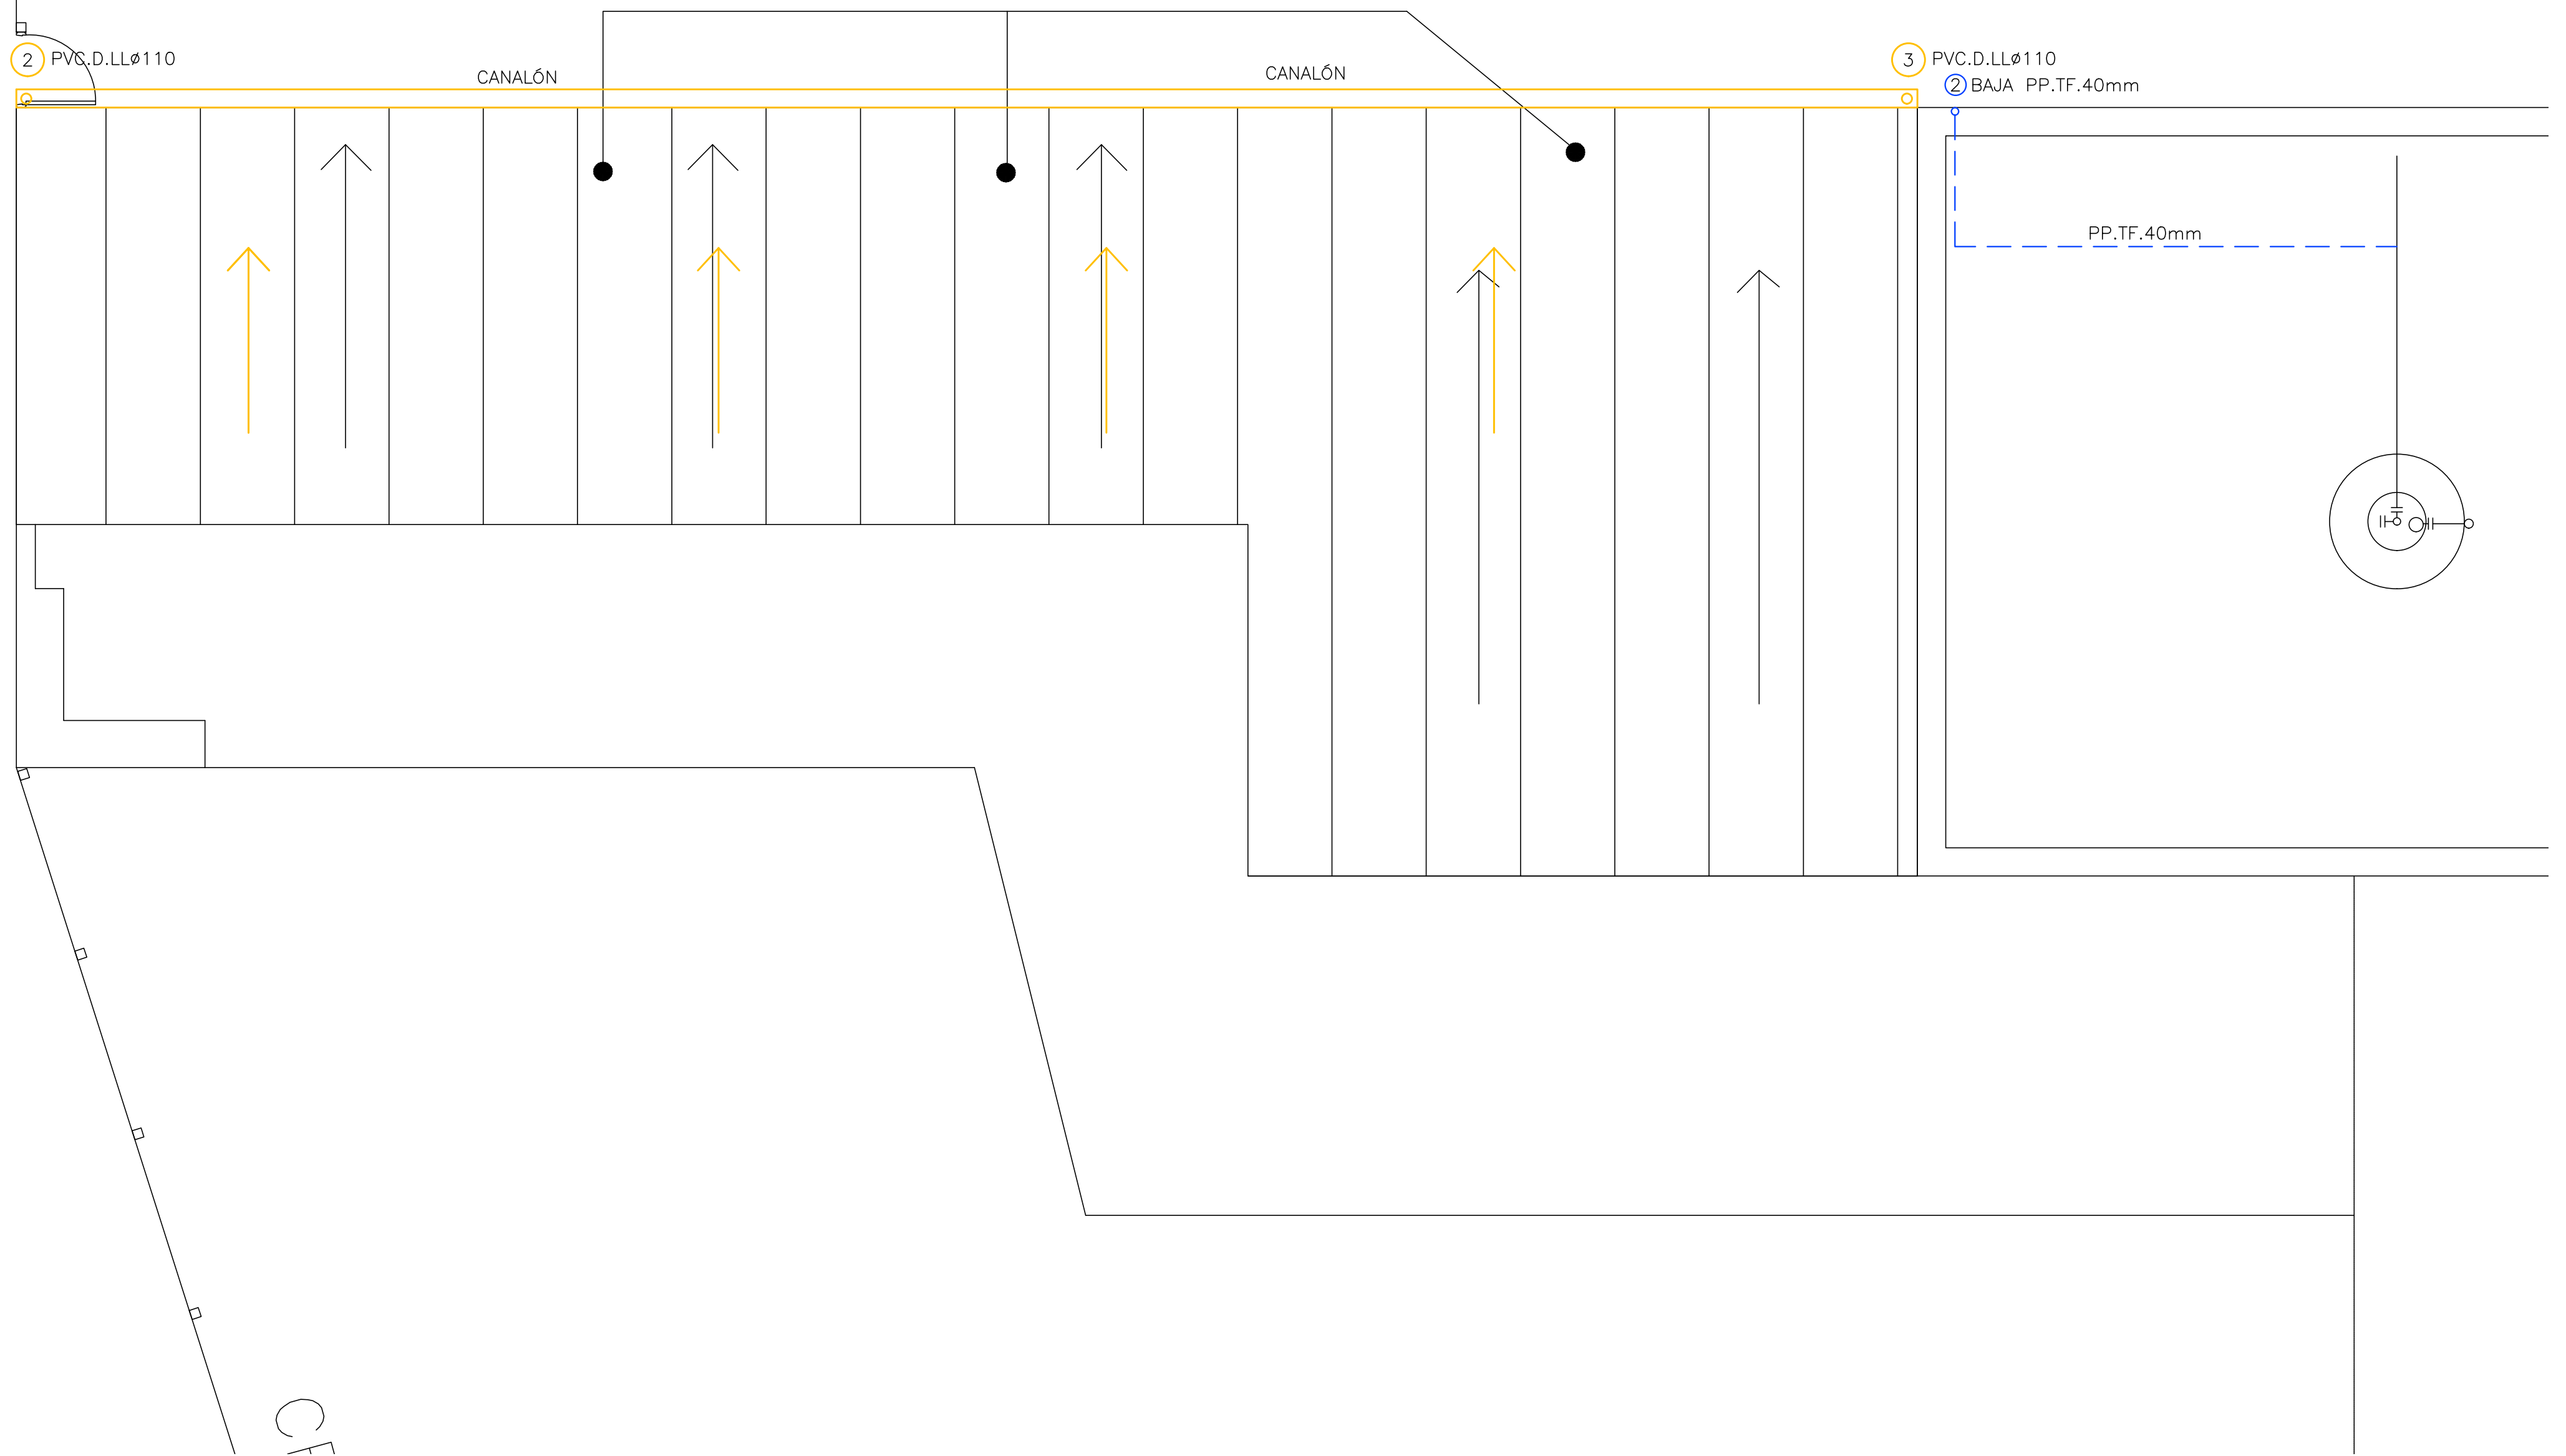

	<b>I. N. A. U.</b> Departamento de Arquitectura		ARQUITECTO: A. YIM   V. MANTERO   G. VENOSA	TEC. SANITARIO: H. AGUIRRE	LAMINA N°: <b>L08</b>
	SERVICIO: <b>HOGAR TRIBAL FEMENINO</b>	AYUD. ARQ.: P. GEROLAMI   K. LASSO	TEC. ELECTRICISTA: A. BURMIDAD	PLANO DE: <b>SANITARIA PLANTA DE TECHOS</b>	
DIRECCION: LANÚS 6087	OBSERVACIONES: MODALIDAD PRECIO - PROYECTO SISTEMA "LLAVE EN MANO"		ARCHIVO:		FECHA: MAY/18