



# ZONA DE ACTUACIÓN - PLANTA BAJA ESC.: 1/50

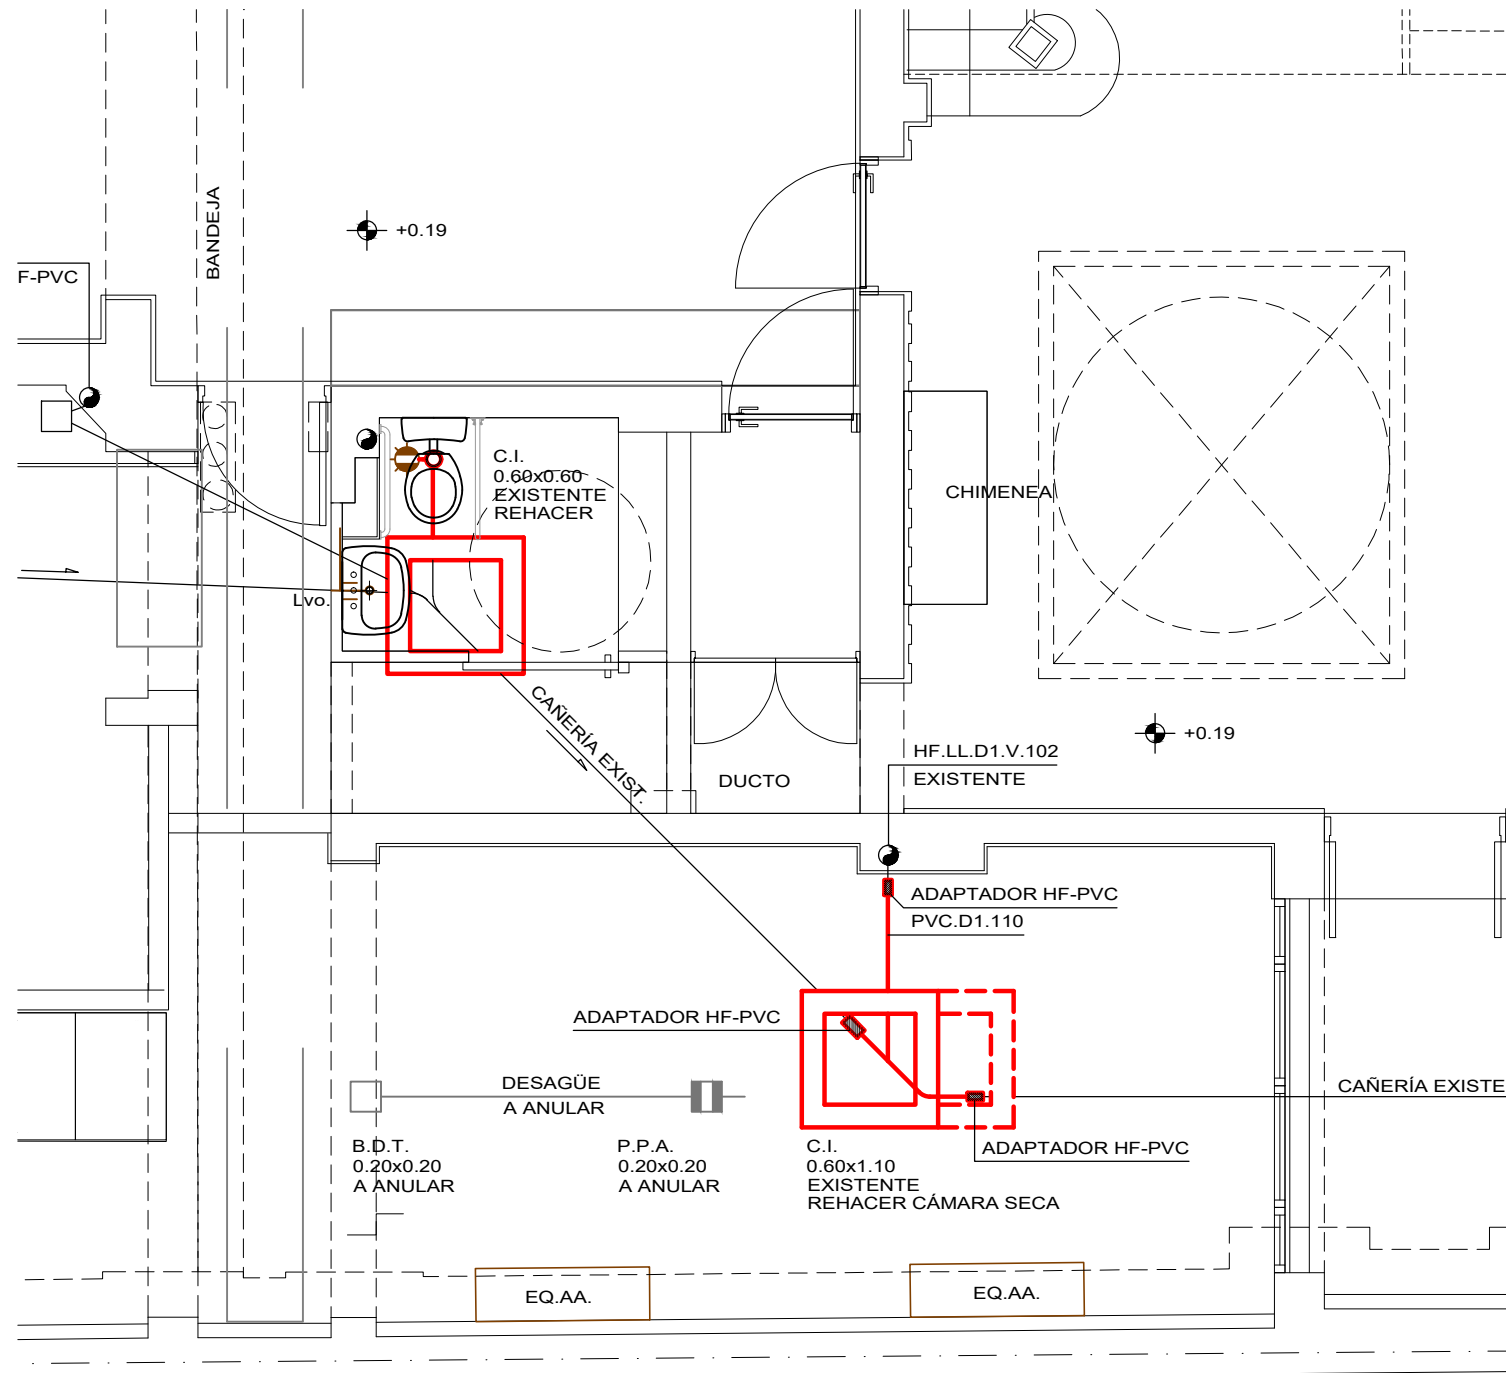

# DETALLE DE CÁMARA SECA Esc.: 1/25

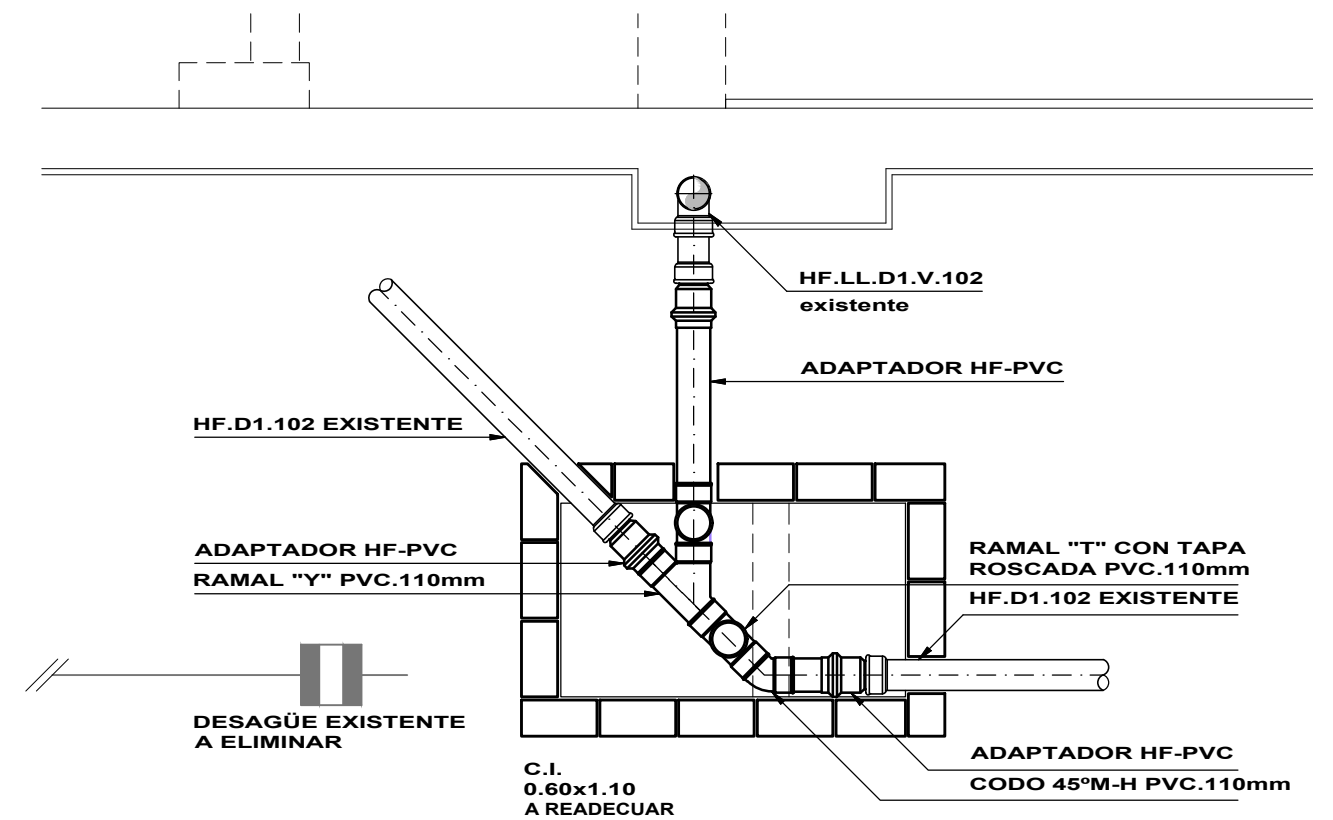

## REFERENCIAS

### DESAGÜE:

- DESAGÜE PRIMARIO
- DESAGÜE SECUNDARIO
- DESAGÜE PLUVIAL
- VENTILACIÓN

- DIRECCION DEL FLUIDO
- SIFON "P"
- COLUMNA CORTADA
- CAJA SIFONADA PVC. c/REJA DE PISO
- PILETA DE PATIO ABIERTA
- PILETA DE PATIO TAPADA
- CÁMARA DE INSPECCIÓN 60x60
- CAMBIO DE MATERIAL

### DENOMINACIÓN

- D1. - DESAGÜE PRIMARIO
- V. - VENTILACION
- PVC. - CLORURO DE POLIVINILO
- HF. - HIERRO FUNDIDO

	UNIVERSIDAD DE LA REPUBLICA	SERVICIO: ARCHIVO.GENERAL.UNIVERSITARIO	<b>S03</b>
	DIRECCIÓN GRAL. DE ARQUITECTURA	UBICACIÓN: E.FRUGONI.1427	
	DIRECTOR: ÁLVARO CAYÓN	DESCRIPCIÓN: PLANTA.BAJA_CÁMARA.SECA	
	ASESOR: T.S. PABLO RICHERO	FECHA: NOVIEMBRE_2019	
DIBUJANTE: ADRIANA.BARCELO	ESCALA: 1/50		