


PLANTA BAJA DE ALBAÑILERIA

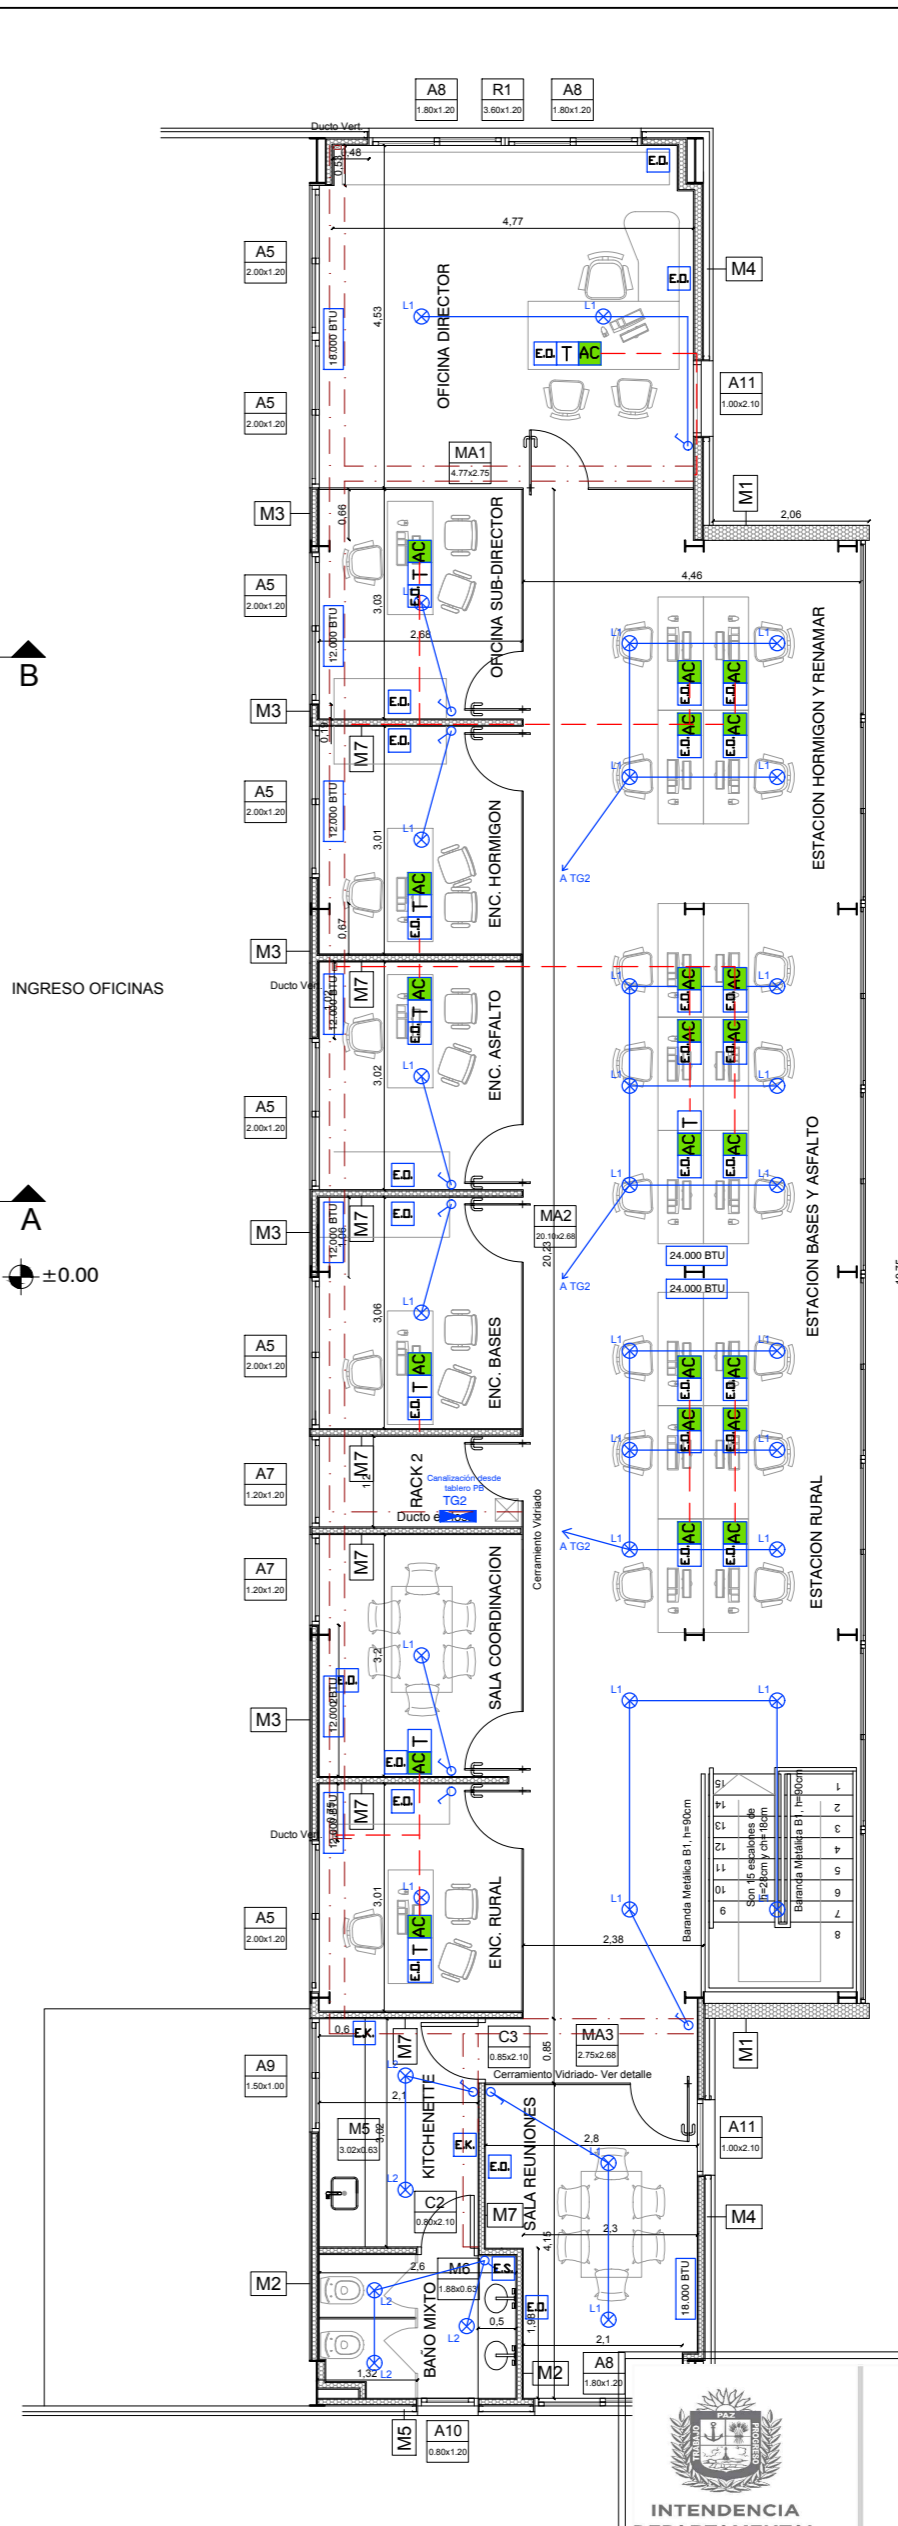

PLANTA ALTA DE ALBAÑILERIA

REFERENCIAS

- TENDIDO ELECTRICO- DATOS POR BANDEJAS
- TENDIDO ELECTRICO- DATOS POR PISO
- TENDIDO ELECTRICO EN GALVANIZADO
- TENDIDO FIBRA OPTICA

- EA ELECTRICIDAD PUESTO TRABAJO OFICINA
2 tomas schuko / 2 tres en linea
- ET ELECTRICIDAD PUESTO TRABAJO TALLER
2 tomas schuko / 2 tres en linea
- ED ELECTRICIDAD DEPOSITO
2 tomas schuko
- TS Tomas Servicio
2 tomas tres en linea
- TK Tomas Kitchenette
3 tomas schuko / 2 tres en linea
- T PUESTO DE TELEFONO
- D PUESTO DE DATOS
- AC PUESTO DE DATOS

- L1 LUMINARIA PLAFON LED 60X60 CM - OFICINAS/DEPOSITO
- L2 LUMINARIA PLAFON LED 20X20 CM - SERVICIOS
- L3 LUMINARIA TIPO FOCO - TALLERES
- TABLERO PRINCIPAL Y SECUNDARIOS
- INTERRUPTOR UNIPOLAR EN ZONAS SECAS INTERIORES
- INTERRUPTOR BIPOLAR EN ZONAS HEMIDAS Y EXTERIORES
- EXTRACTOR

GOBIERNO DEPARTAMENTAL DE PAYSANDÚ
UNIDAD TÉCNICA DE PROYECTO

Obra: CONSTRUCCIÓN INSTALACIONES DE VIALIDAD EN PAYSANDÚ
Lámina: EL01
Lámina: PLANTA DE ELECTRICA- DATOS
Escala: 1/100
Técnicos:
 Paysandú, Julio de 2021.-