


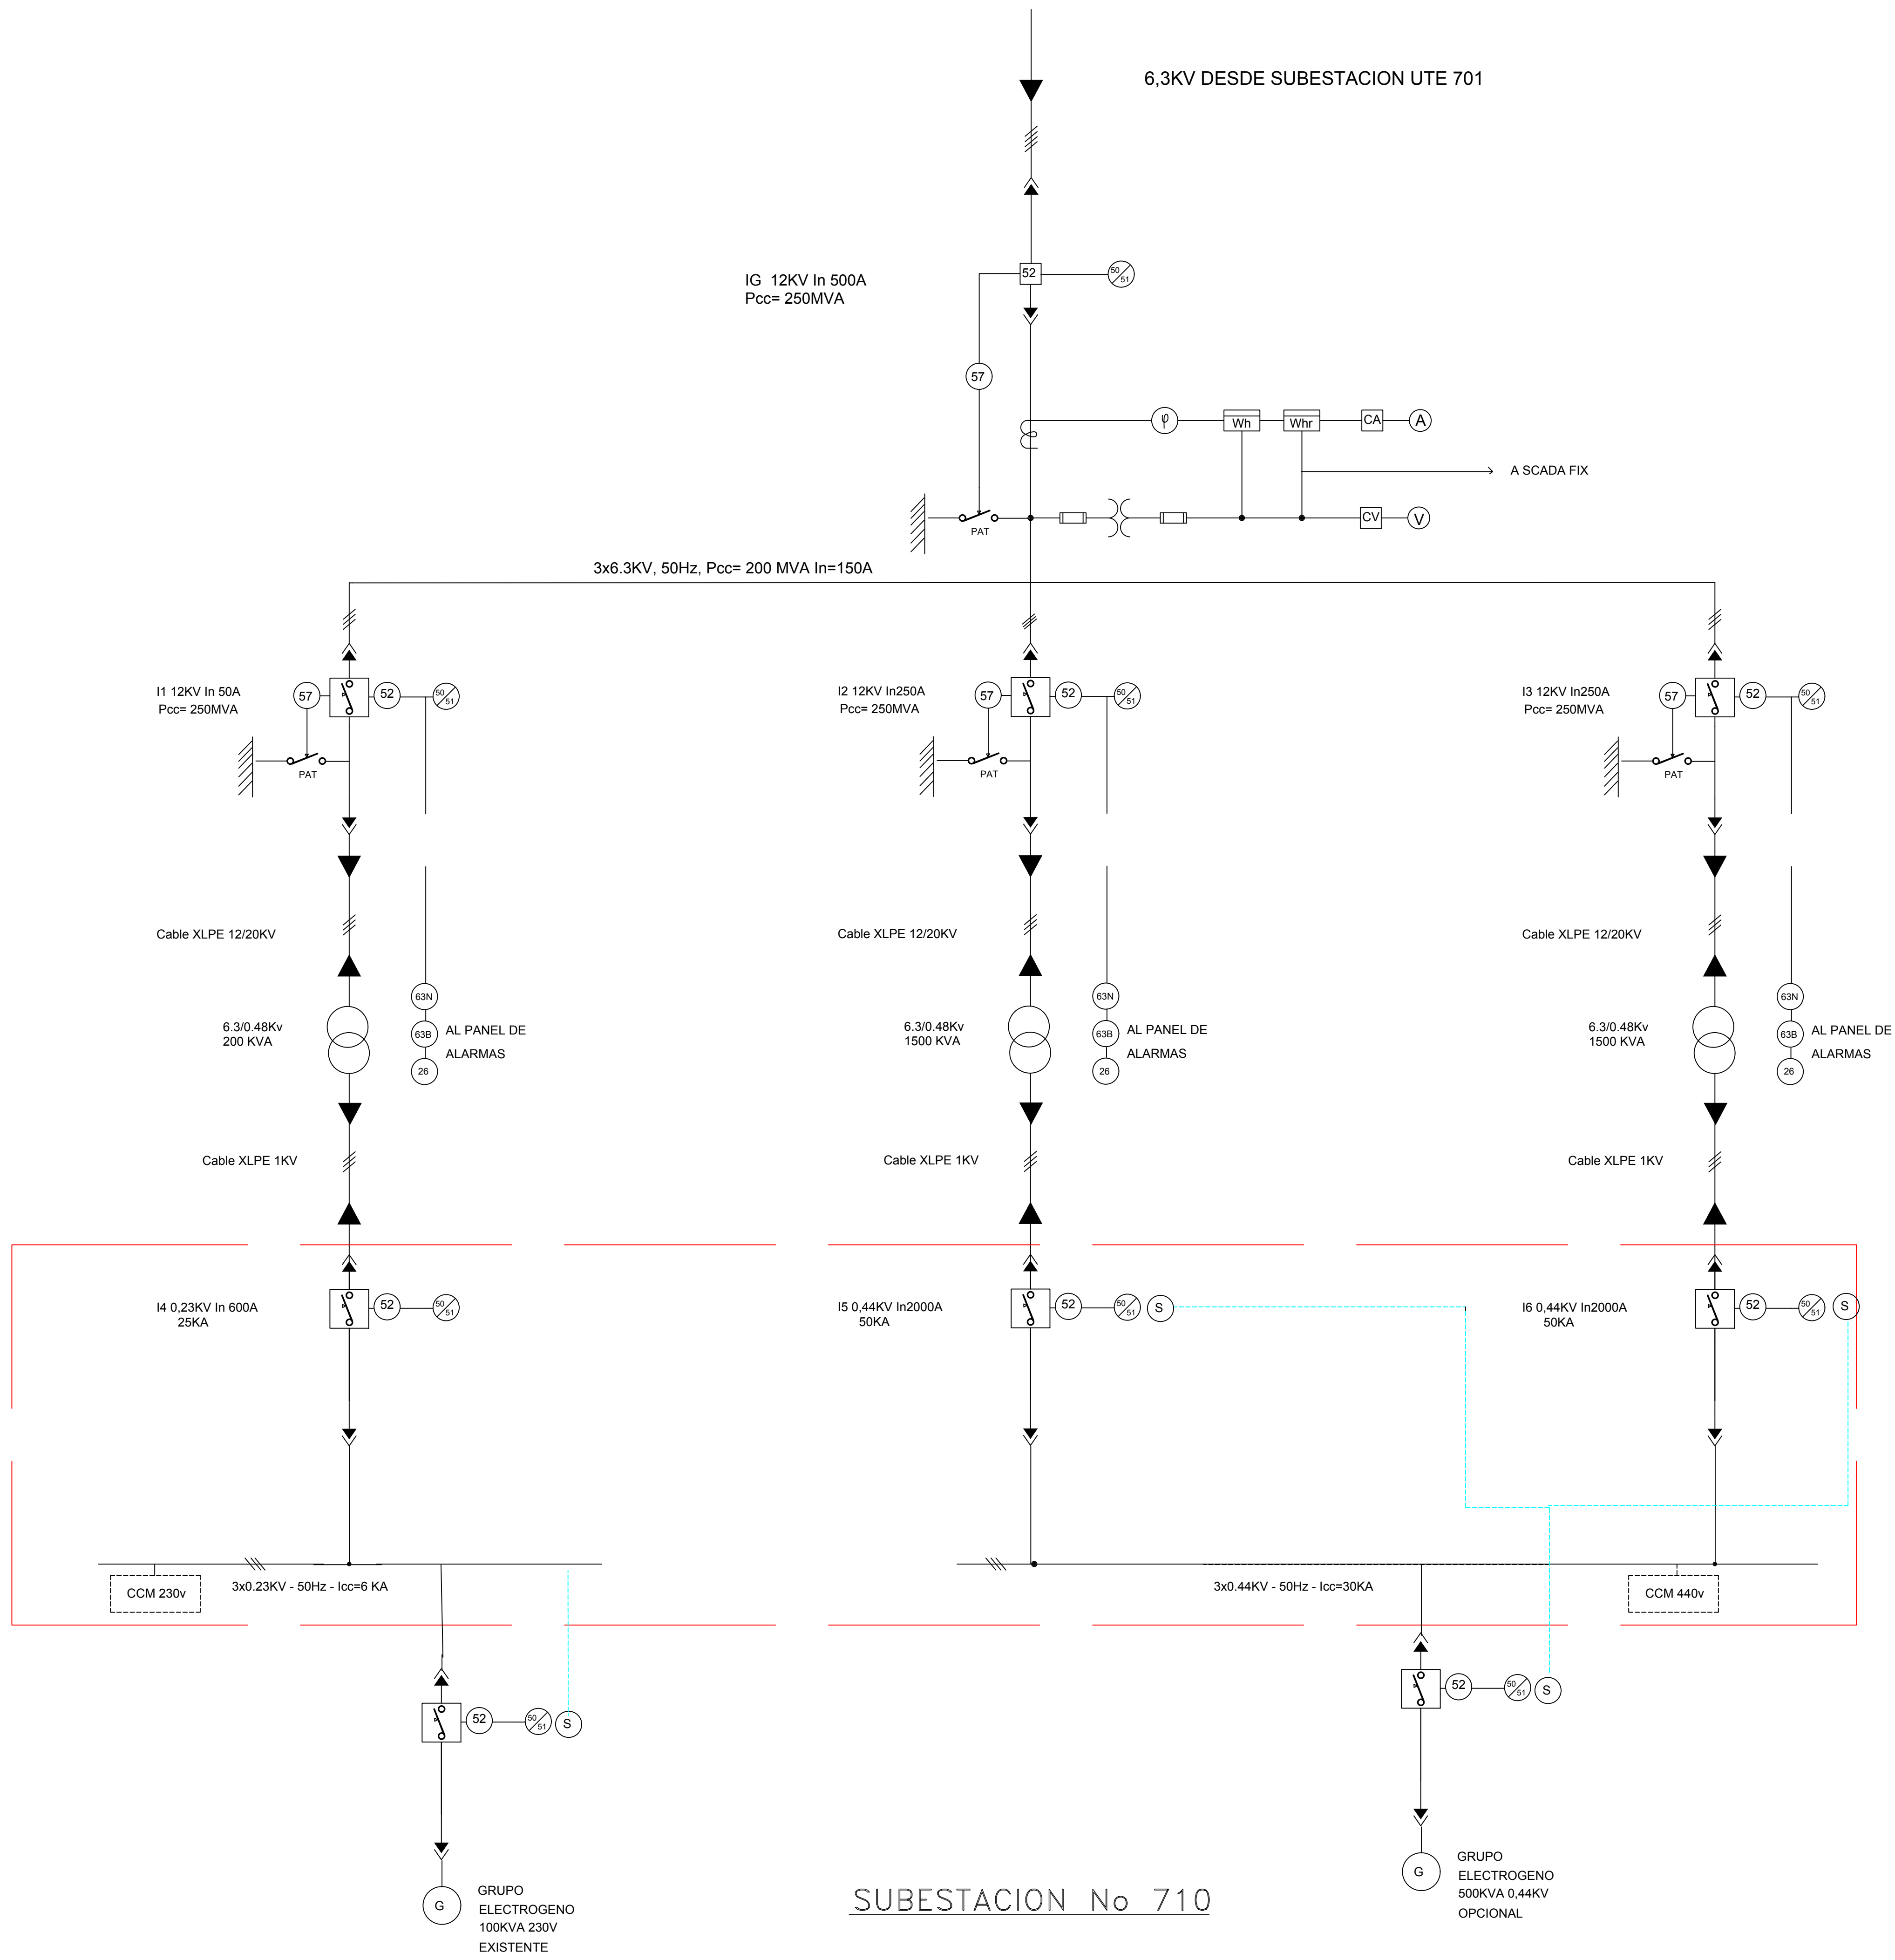

SUBESTACION No 710

ESTE PLANO HA SIDO PREPARADO MEDIANTE UN SOFTWARE AUTOMATIZADO Y NO DEBE SER MODIFICADO MANUALMENTE.

**ANCAP**

UNIDAD NEG. ENERGÉTICOS  
GERENCIA de MANTENIMIENTO e INGENIERÍA  
ING. Y OBRAS

| DETALLE DE REVISION |                          | REV. | FECHA | POR | APROB.     |
|---------------------|--------------------------|------|-------|-----|------------|
| PROYECTADO          | NOMBRE                   |      |       |     |            |
| DIBUJADO            | Omar Ruela               |      |       |     |            |
| REVISADO            | Omar Ruela               |      |       |     |            |
| JEFE ING. Y OBR.    | Ing. Alejandro Fernández |      |       |     |            |
| GER. MANT. E ING.   | Ing. Diego Trabedra      |      |       |     |            |
| SOLICITA            | Jefe                     |      |       |     | 20-01-2020 |
| SOLICITA            |                          |      |       |     |            |

**PLANTA TABLADA**  
**DIAGRAMA UNIFILAR**  
**SE 710**

EXP. N°

ORDEN SAP

ESCALA

1:100

NUMERO

1938-01